

LEGENDA


ROZVODY ZTI

STUDENÁ VODA

TEPLÁ VODA

CIRKULACE

KANALIZACE VEDENÁ POD STROPEM

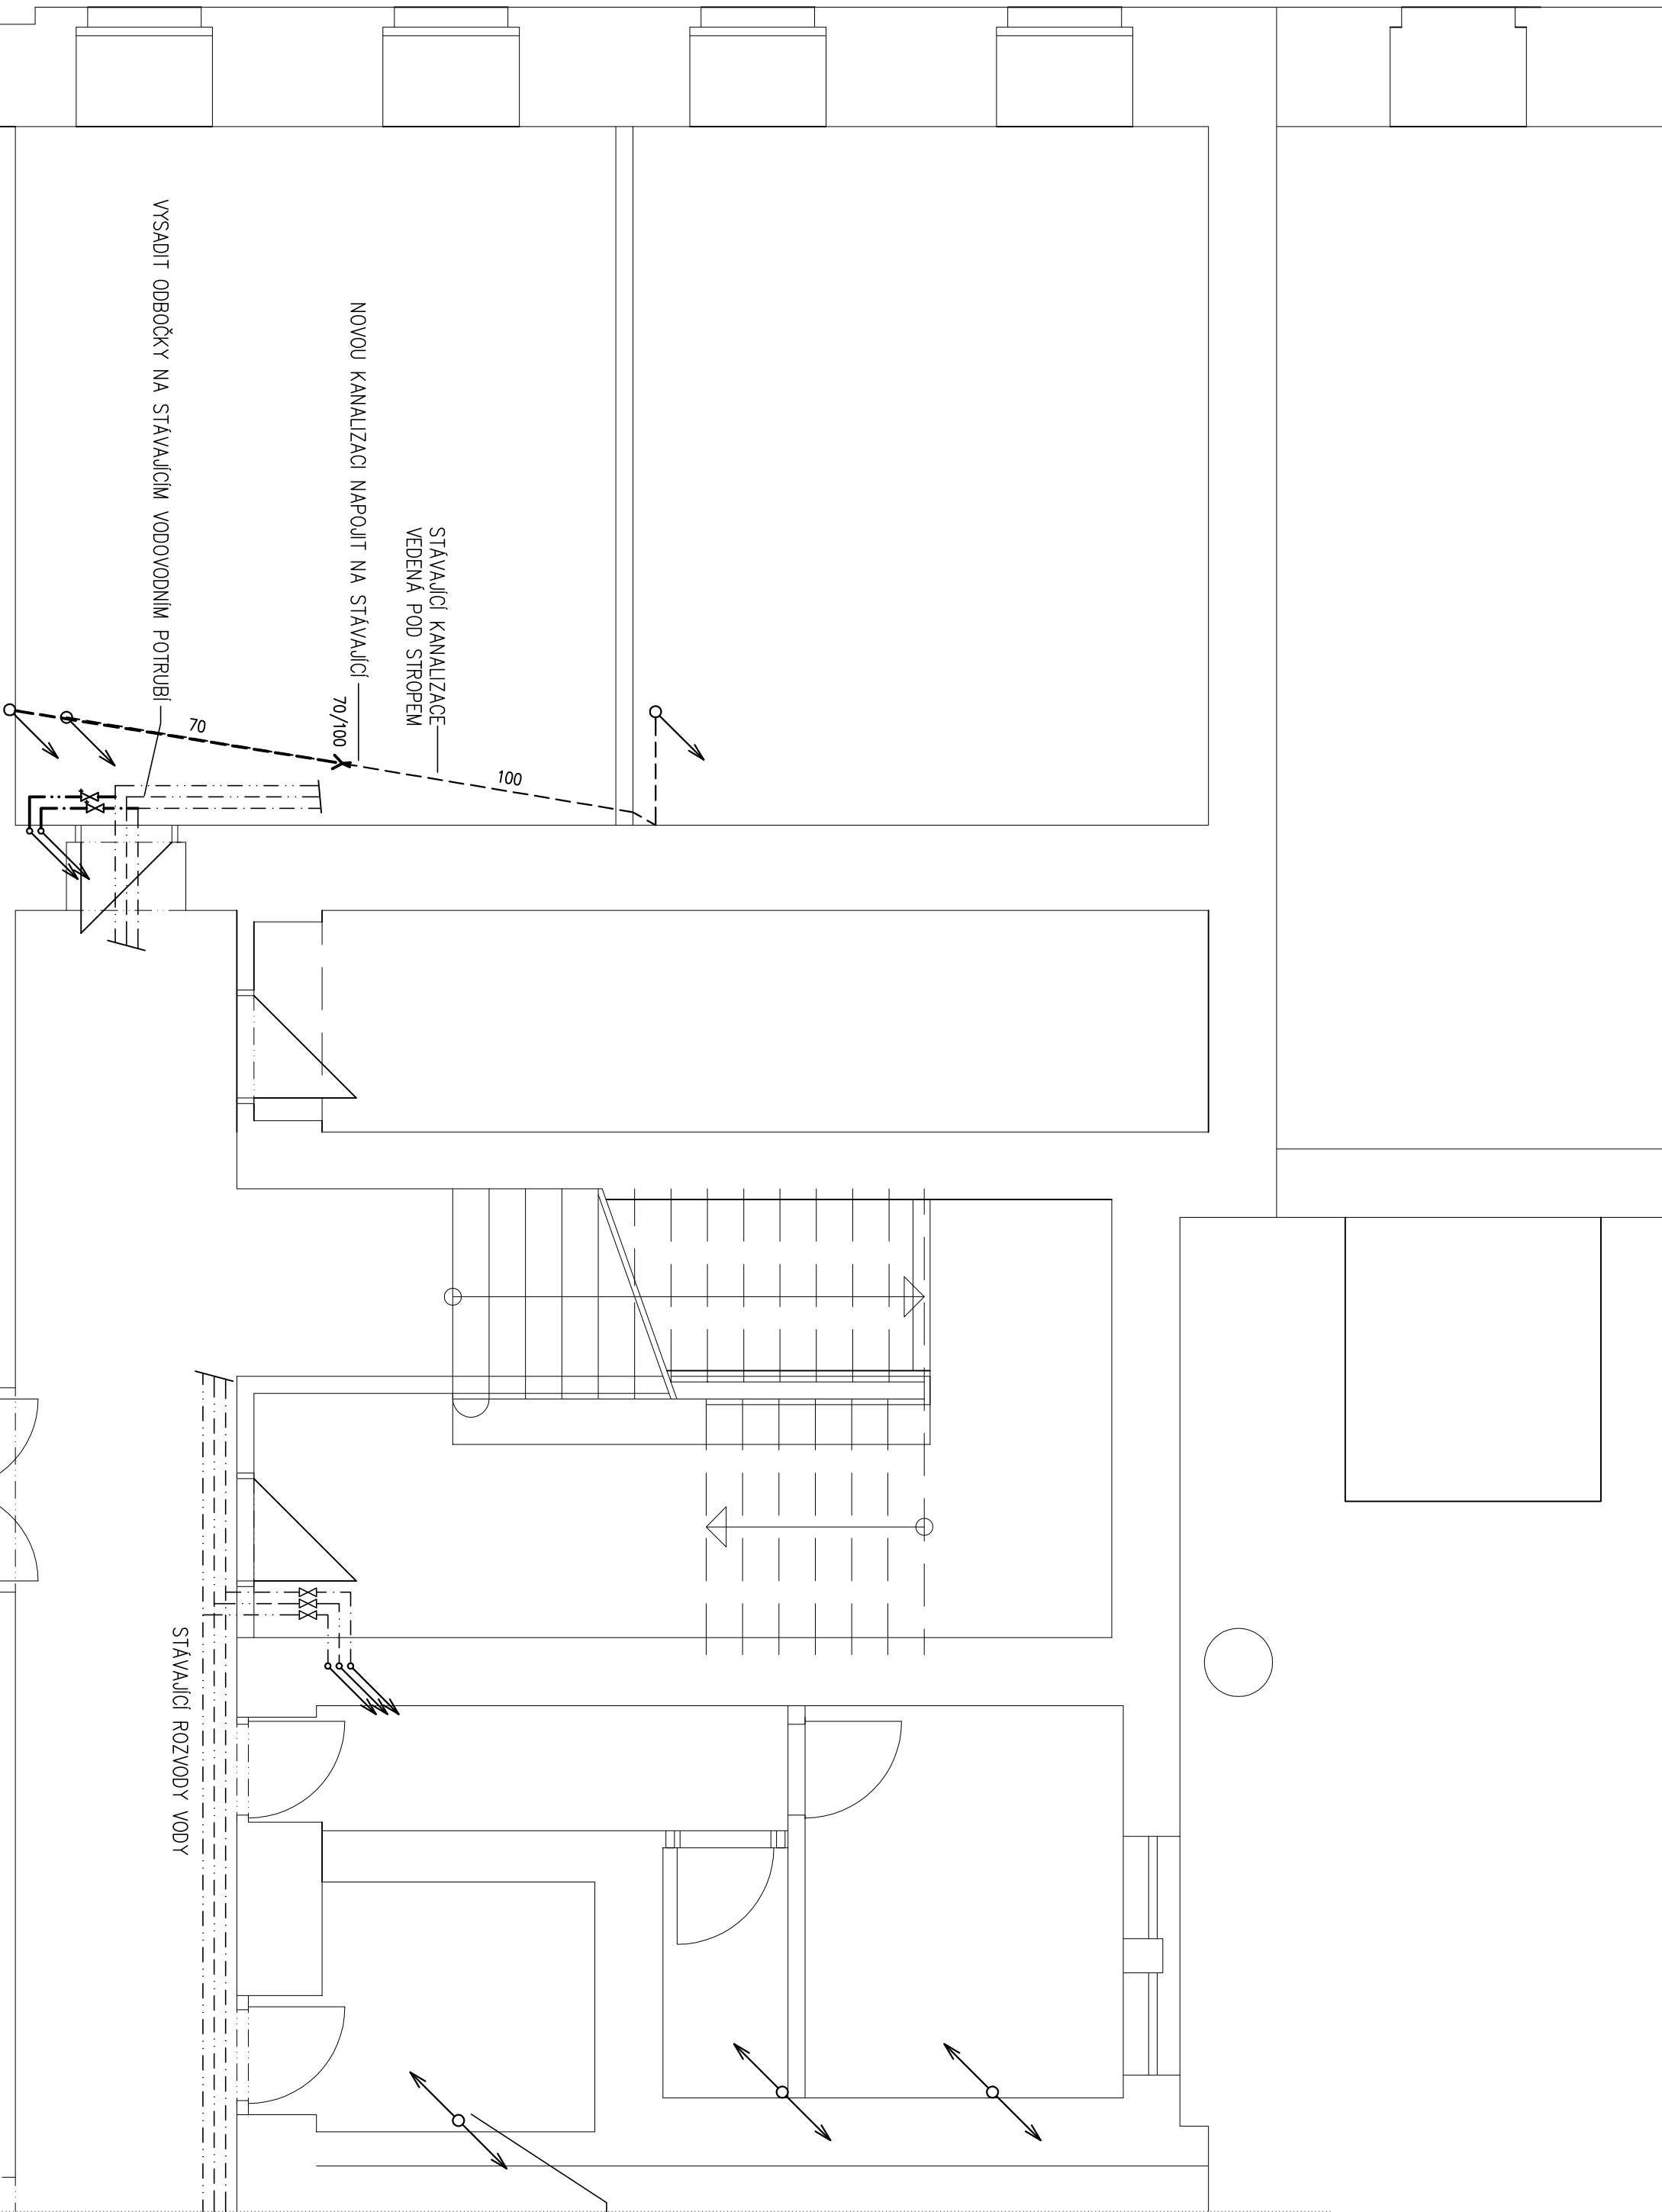

INDEX		DATUM		JMÉNO		PODPIS	
b	ZMĚNA						
ÚPRAVA PROJEKTOVÉ DOKUMENTACE - ZMĚNĚNÍ ROZSAHU STAVBY		3.5.2018		ING. DVORÁKOVÁ			

Ing. B. P. P. O.

Ing. B. P. P. O.

LIDICKÁ 1239  
363 17 OSTROV  
ČESKÁ REPUBLIKA  
Tel.: +420353675111  
Fax: +420353612416  
projekty@bpo.cz  
www.bpo.cz

OSAH:

PŮDORYS 1.PP - KANALIZACE,  
VODOVOD

OBJEDNATEL: Státní úřad Karlovy Vary  
STAVEBNÍK:

Číslo archivu  
BPO 2-97/996b

Vedoucí projektant  
Projektant

ING. DVORÁKOVÁ

Vedoucí zednář  
Technická kontrola

ING. KYLIŠ

Ing. ZATKO

ZÁKAZKA:  
ODBORNÉ UČEBNÍ

ČÁST:  
ZDRAVOTNÉ TECHNICKÉ INSTALACE

Počet listů  
4

Stupeň projektu  
PST

Datum dokončení  
08/2017

Měřítko  
1:50

2