




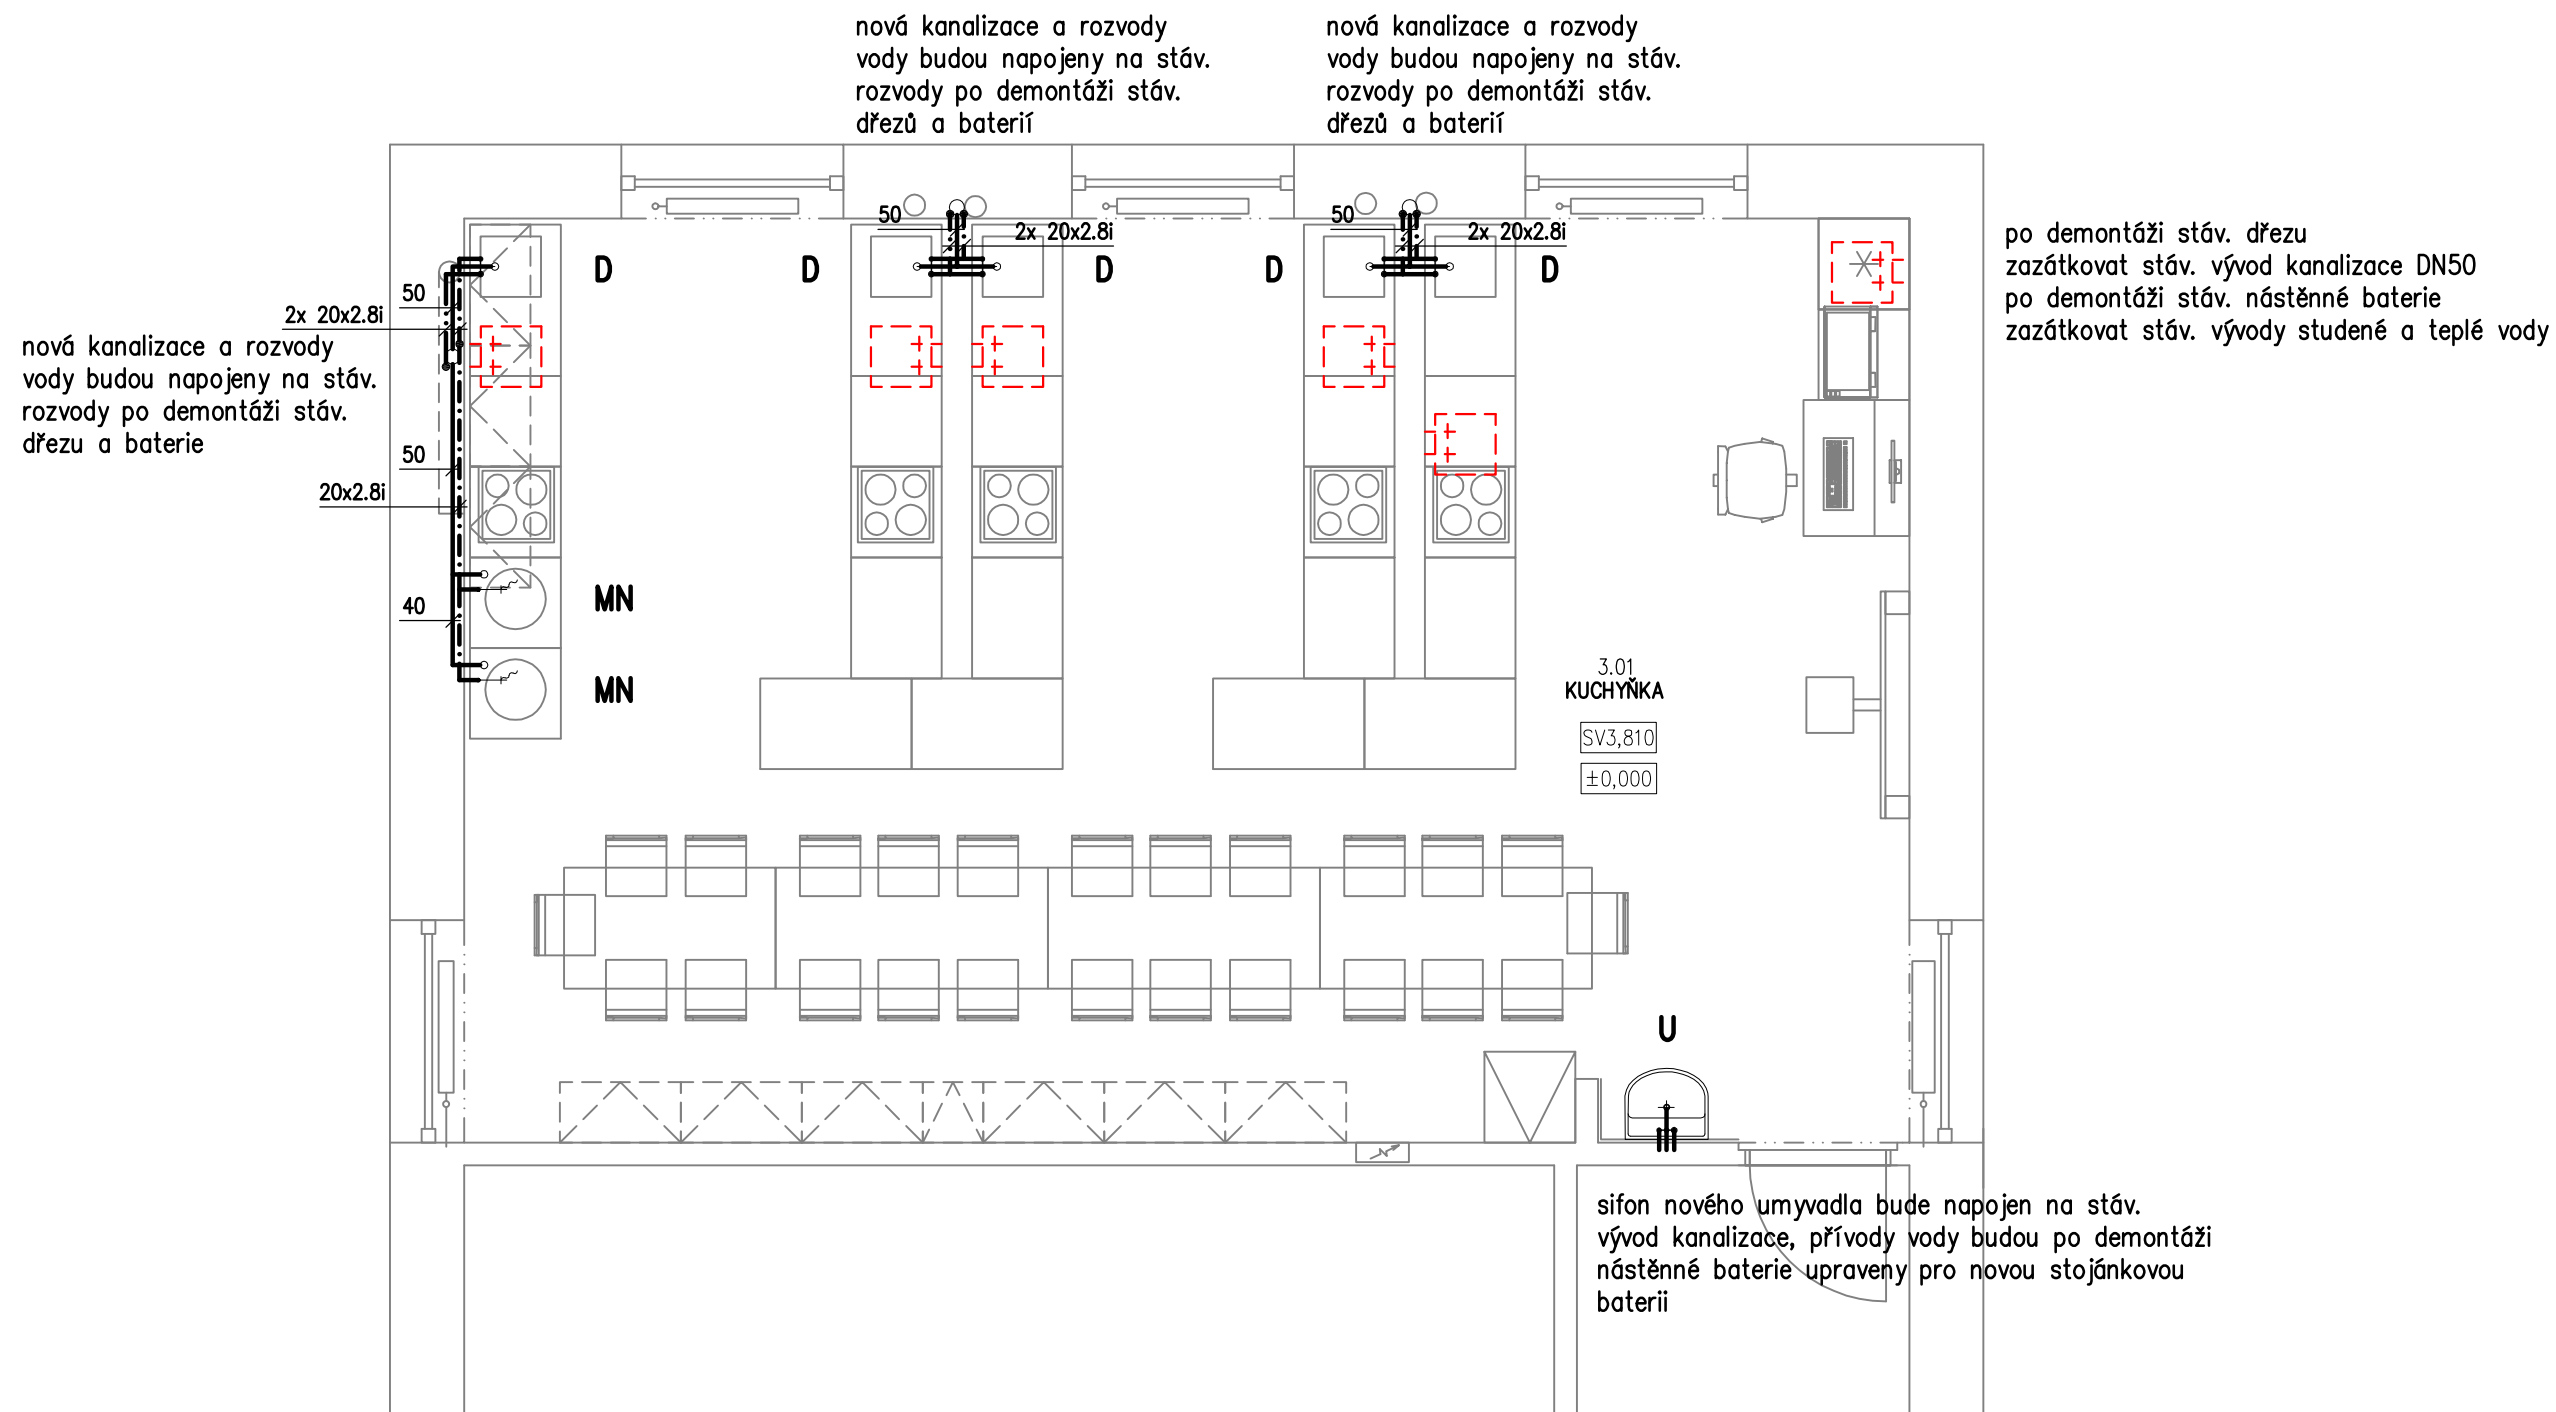

PŮDORYS KUCHYŇKA 3.NP



Tabulka místností		
Číslo	Jméno	Plocha [m ²]
3.01	KUCHYŇKA	59,82

Celková plocha [m²]: 59,82

LEGENDA :

	připojovací potrubí kanalizace PP-HT
	studená voda – potrubí PPR S 3,2 (PN 16)
	teplá voda – potrubí PPR S 3,2 (PN 16)
	demontované dřezy a nástěnné baterie
D	dřez včetně sifonu a stojánkové baterie jsou dodávkou interiéru
U	umyvadlo včetně sifonu a stojánkové baterie jsou dodávkou ZTI

navrhl: Ing. M. Pelikánová		odp. projektant: Ing. M. Pelikánová		HIP : Anna DINDÁKOVÁ Loketská 351 Staré Sedlo		Ing. Michaela PELIKÁNOVÁ projektová kancelář Botanická 256, Dalovice tel 604 207 652	
Kraj: KARLOVARSKÝ				Autorizace:			
Obec: KARLOVY VARY							
Investor: Statutární město Karlovy Vary, Moskevská 2035/21, Karlovy Vary							
Datum: 3/2021		Stupeň: DPS		Zakázkové číslo: 34—P—21			
<p>ZŠ Truhlářská 19, ul. Školní, Karlovy Vary Stavební úpravy kuchyňky</p> <p>D1.4.1 ZDRAVOTNĚ TECHNICKÉ INSTALACE</p>							
Příloha: Půdorys				Měřítko: 1:50		Formát: 3x A4	
						Číslo přílohy: D1.4.1.2	