


HROMOSVOD - OCHRANNÉ PROSTORY 1
měřítko 1:100

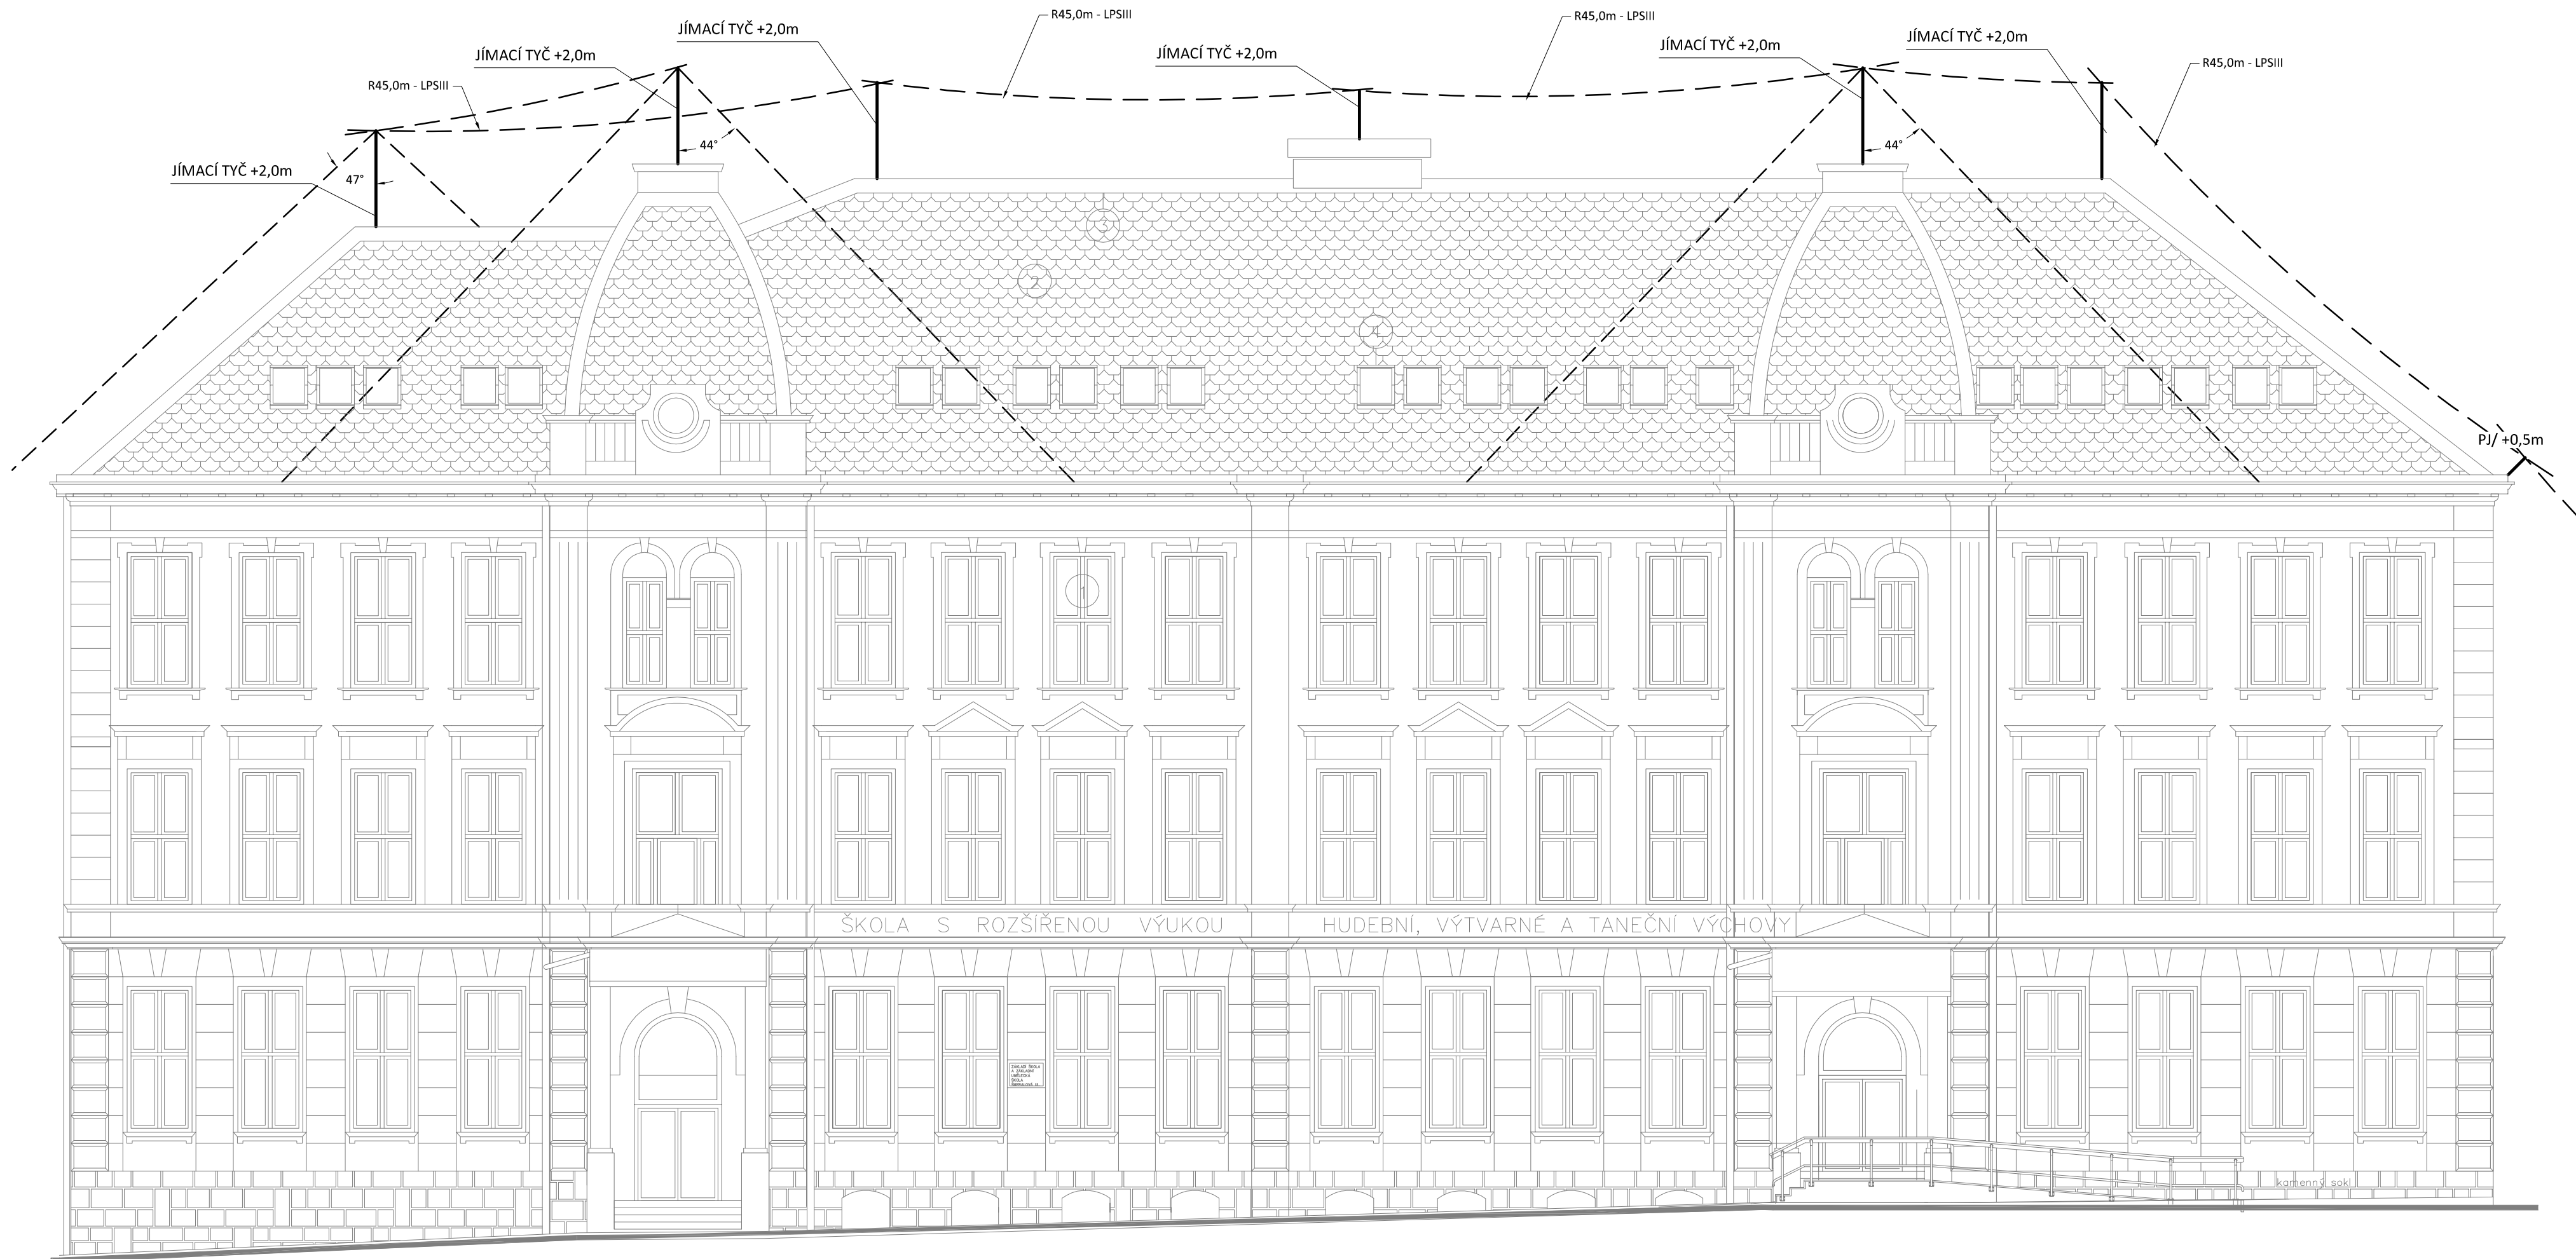

Pohled severní

POZNÁMKA:

Hromosvod musí být proveden dle ČSN EN 62305-1 až 4. ed.2, uzemnění dle ČSN 332000-5-54 ed. 2.
Objekt je zařazen do třídy ochrany před bleskem LPS III. se vzdáleností mezi svody 15m, poloměr valící koule 45m.
Uzemňovací soustava typu B.
Max. zemní odpor společné uzemňovací soustavy hromosvodu a elektroinstalace $R_{zmax} = 10$ ohmů.

Zodpovědný projektant:		HIP	BD PROJEKT	PROJEKTANT AKCE:	
Klímešová Miroslava		Ing.Irena Pichlová		M. Klímešová - 3D PROJEKT	
Kraj: Karlovarský		SÚ: Karlovy Vary	Investor: Město Karlovy Vary, IČ : 00254657 Moskevská 21, Karlovy Vary, 361 20	Úvalská 604/2, 360 09 K. Vary IČO: 722 70 179, Tel. 731 409 028	
Akce: ZŠ a ZUŠ Šmeralova - půdní vestavba Karlovy Vary - rekonstrukce krovu a střešního pláště				Formát: 6A4	Číslo paré:
Objekt: D.1.4.01. Hromosvod				Stupeň: DPS	
Datum: 01/2024				Č. zak.: E-2403	Měřítko: 1:100
Název: HROMOSVOD - OCHRANNÉ PROSTORY 1					
					Číslo výkresu: D.1.4.01 / 04