


JP 20 - PŮDORYS 1.NP - SVĚTELNÉ ROZVODY

měřítko 1 : 50

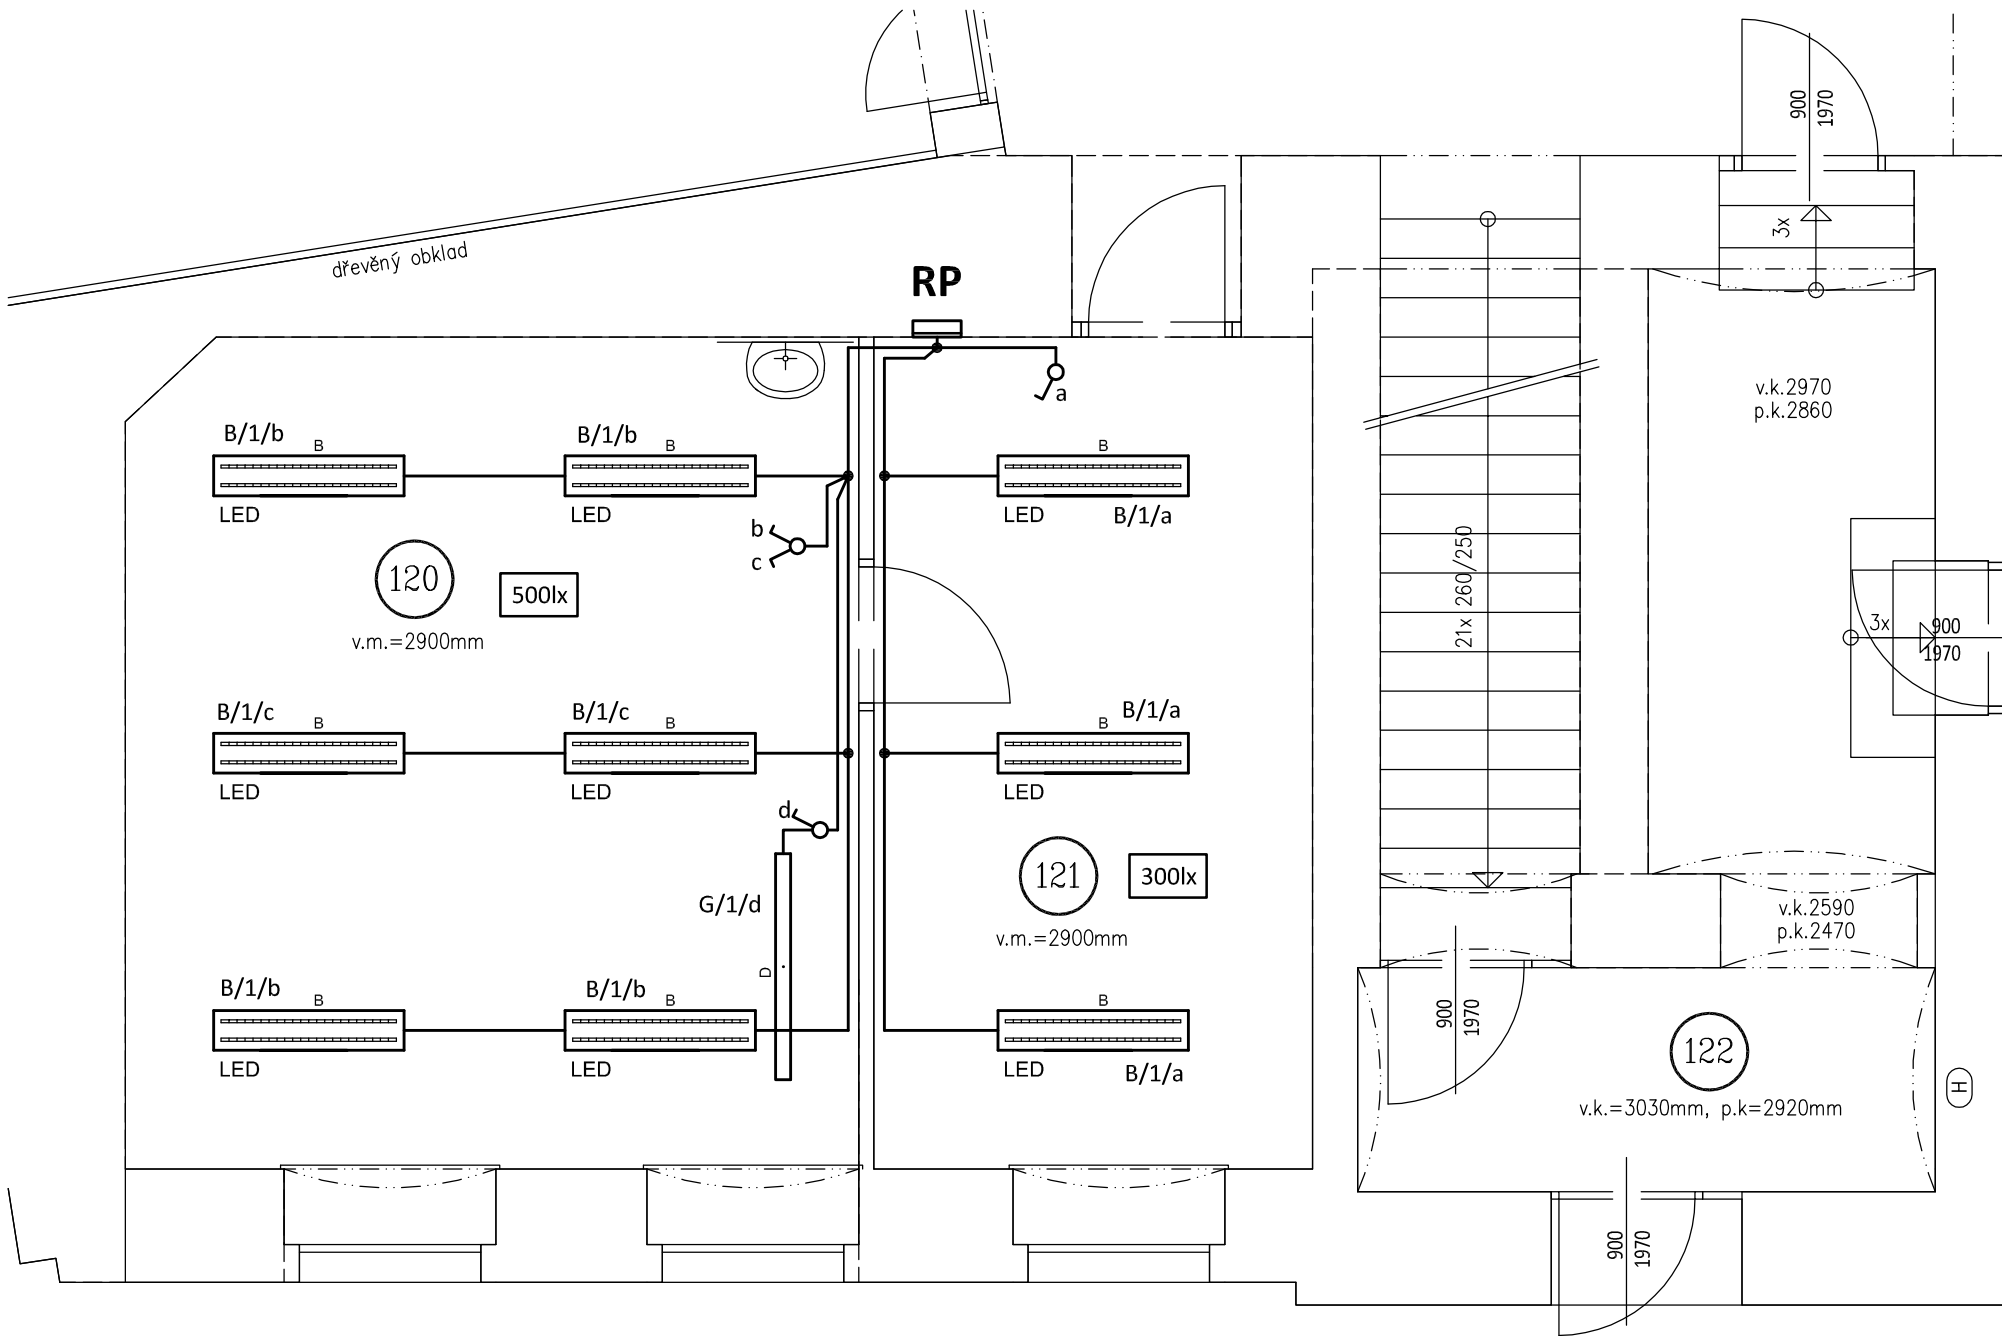

LEGENDA:

- Společná trasa vedení
- Světelný rozvod
- Jednopólový spínač pod omítku, řaz.1, 10A/250V, IP20
- Sériový přepínač pod omítku, řaz.5, 10A/250V, IP20
- Tlačítkový spínač se signální dout., řaz. 1/OS, 10A/250V, IP20

POZNÁMKA:

Napěťová soustava:
3xPEN stř. 50Hz, 230/400V, TN-C (PS)
3+NPE stř. 50Hz, 230/400V, TN-C-S
3+NPE stř. 50Hz, 230/400V, TN-S
Ochrana před nebezpečným dotykem neživých částí
dle ČSN 33 20000-4-41 ed. 3:
při poruše - automatickým odpojením
doplňková ochrana - doplňujícím ochranným pospojováním
- proudovými chrániči

Označení svítidla	Název	Světelné zdroje
A	Závěsné, LED svítidlo, matná AL mřížka direkt/indirekt, UGR<19	1 x LED, 62W, 6800lm, Ra80, 4000K
B	Závěsné, LED svítidlo, matná AL mřížka direkt/indirekt, UGR<19	1 x LED, 40W, 4500lm, Ra80, 4000K
G	Závěsné/přisazené, LED asymetrické svítidlo	1 x LED, 23W, 3400lm, Ra80, 4000K
H	Závěsné, LED svítidlo, matná AL mřížka direkt/indirekt, UGR<19	1 x LED, 54W, 5800lm, Ra80, 4000K

Zodpovědný projektant:		Vypracoval:		<div><div><div>3D</div><div>PROJEKT</div></div></div>		PROJEKTANT AKCE:	
Klímešová Miroslava		Klímešová Miroslava					
Kraj:	Karlovarský	SÚ:		Karlovy Vary		M. Klímešová - 3D PROJEKT	
Investor:	Statutární město Karlovy Vary, Moskevská 2035/21, 36001 Karlovy Vary				Úvalská 604/2, 360 01 K. Vary		IČO: 722 70 179, Tel. 731 409 028
Akce:	Oprava elektroinstalace ve škole Jana Palacha 1., 2., 3.nadzemní podlaží budovy J.Palacha 932/20, k.ú. Karlovy Vary				Formát: A3		Číslo paré:
					Stupeň: DPS		
					Č. zak.: E-2441		
					Datum: 04/2024		
Objekt:	D.1.4 - Silnoproudá elektrotechnika				Měřítko: 1:50		
Název:	PŮDORYS 1.NP - SVĚTELNÉ ROZVODY				Číslo výkresu:		D.1.4 / 04