


PŮDORYS - světelný rozvod

měřítko 1:50

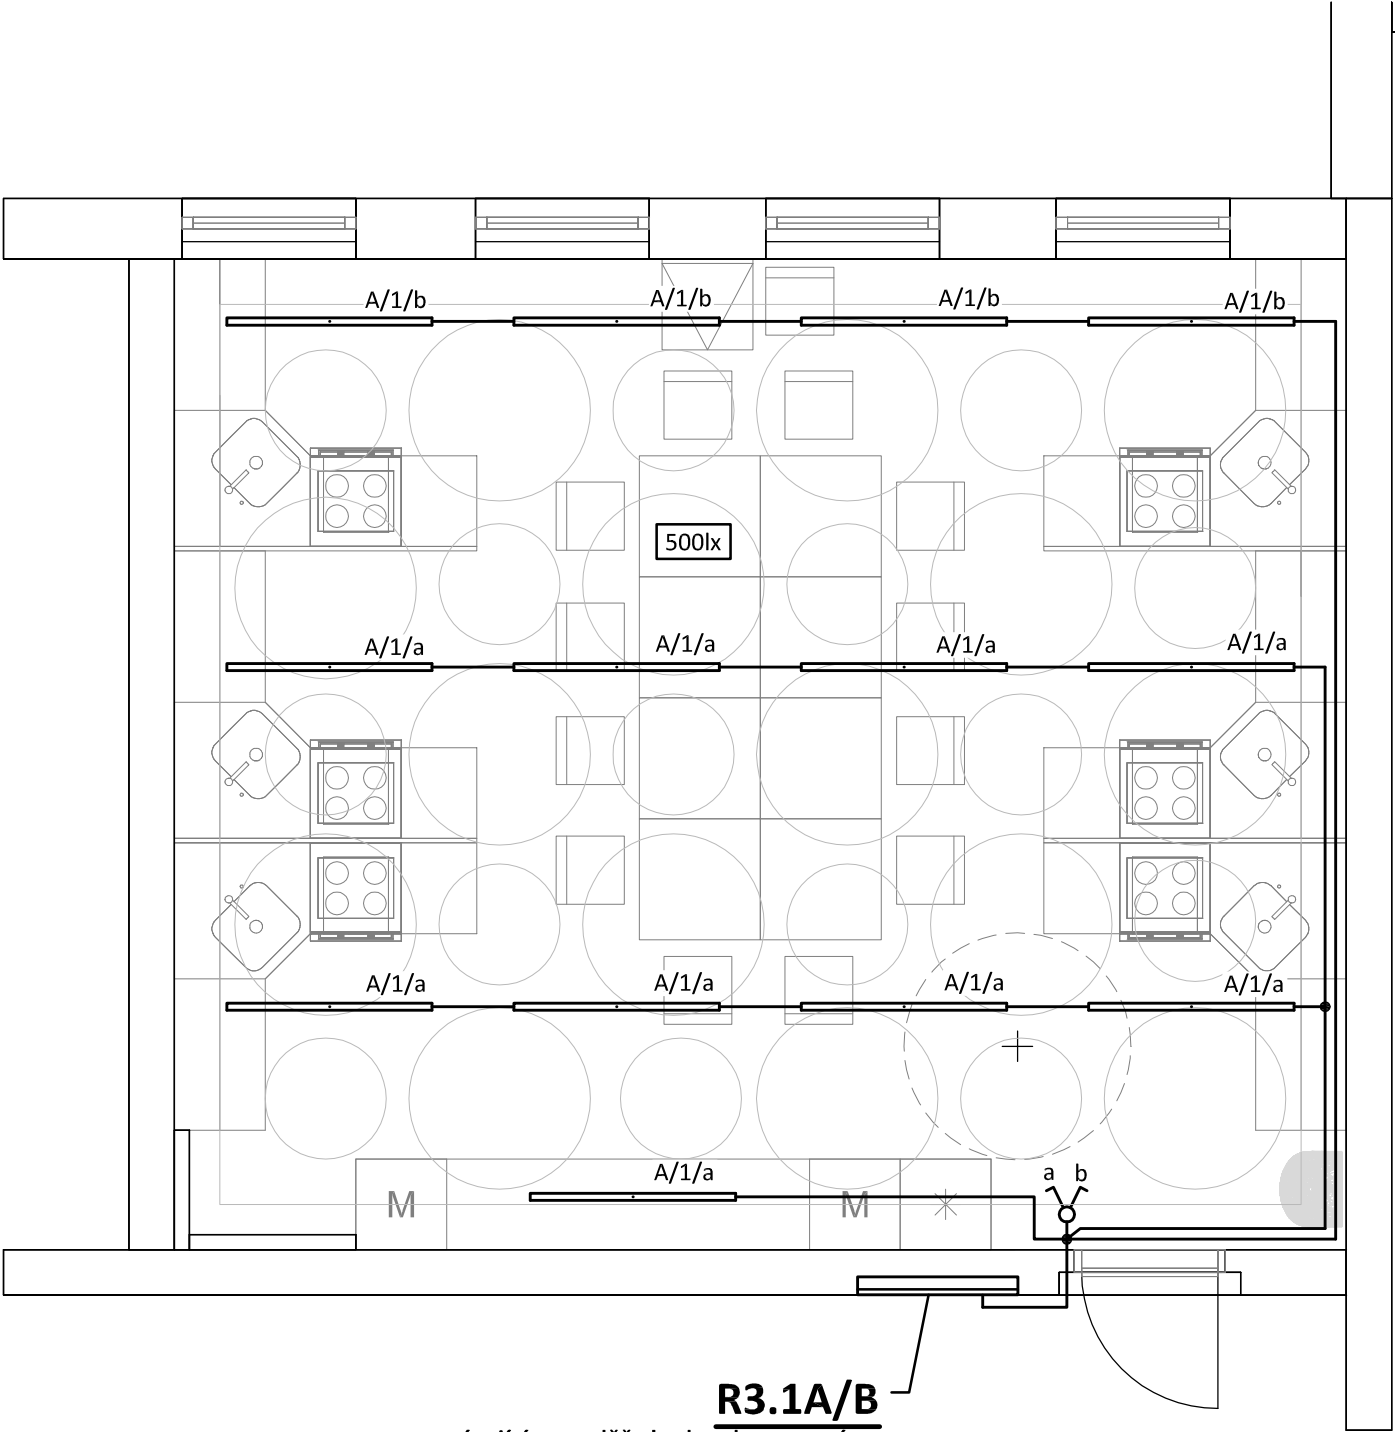

**R3.1A/B**  
stávající rozvaděče budou demontovány  
osadit nový rozvaděč - zapuštěný  
4x 5.řad, 240 modulů  
Rozměry: šxvxhl 1060x834x120  
Krytí: IP31/ 20

LEGENDA:

	Světelný rozvod (CYKY-J 3(5)x1.5) Sériový přepínač pod omítku, řaz.5, 10A/250V, IP20	
Označení svítidla	Název	Světelné zdroje
A	Závěsné liniové svítidlo se speciální optikou, bílý reflektor s čočkami 80°	1 x LED, 28W, 4000lm, Ra80, 4000K

POZNÁMKA:

Napěťová soustava:  
3+NPE stř. 50Hz, 230/400V, TN-S

Ochrana před nebezpečným dotykem neživých částí  
dle ČSN 33 20000-4-41 ed. 3:  
při poruše - automatickým odpojením  
doplňková ochrana - doplňujícím ochranným pospojováním  
- proudovými chrániči

Projektant:	Klimešová Miroslava		Vedoucí zakázky:		Ing. Jan Dušek		
<div>DPT</div>	Objednatel:	Město Karlovy Vary				Zakázka č.:	2024/20
						Stupeň:	DPS
	Zakázka:	Karlovy Vary, ZŠ 1. Máje – rekonstrukce kuchyňky				Datum:	31.03.2025
						Měřítko:	1:50
projekty	Dokumentace/část:	D1.2.5 - Silnoproud				Formát:	2A4
	PŮDORYS - světelný rozvod					4	