


PŮDORYS - ostatní rozvody

měřítko 1:50

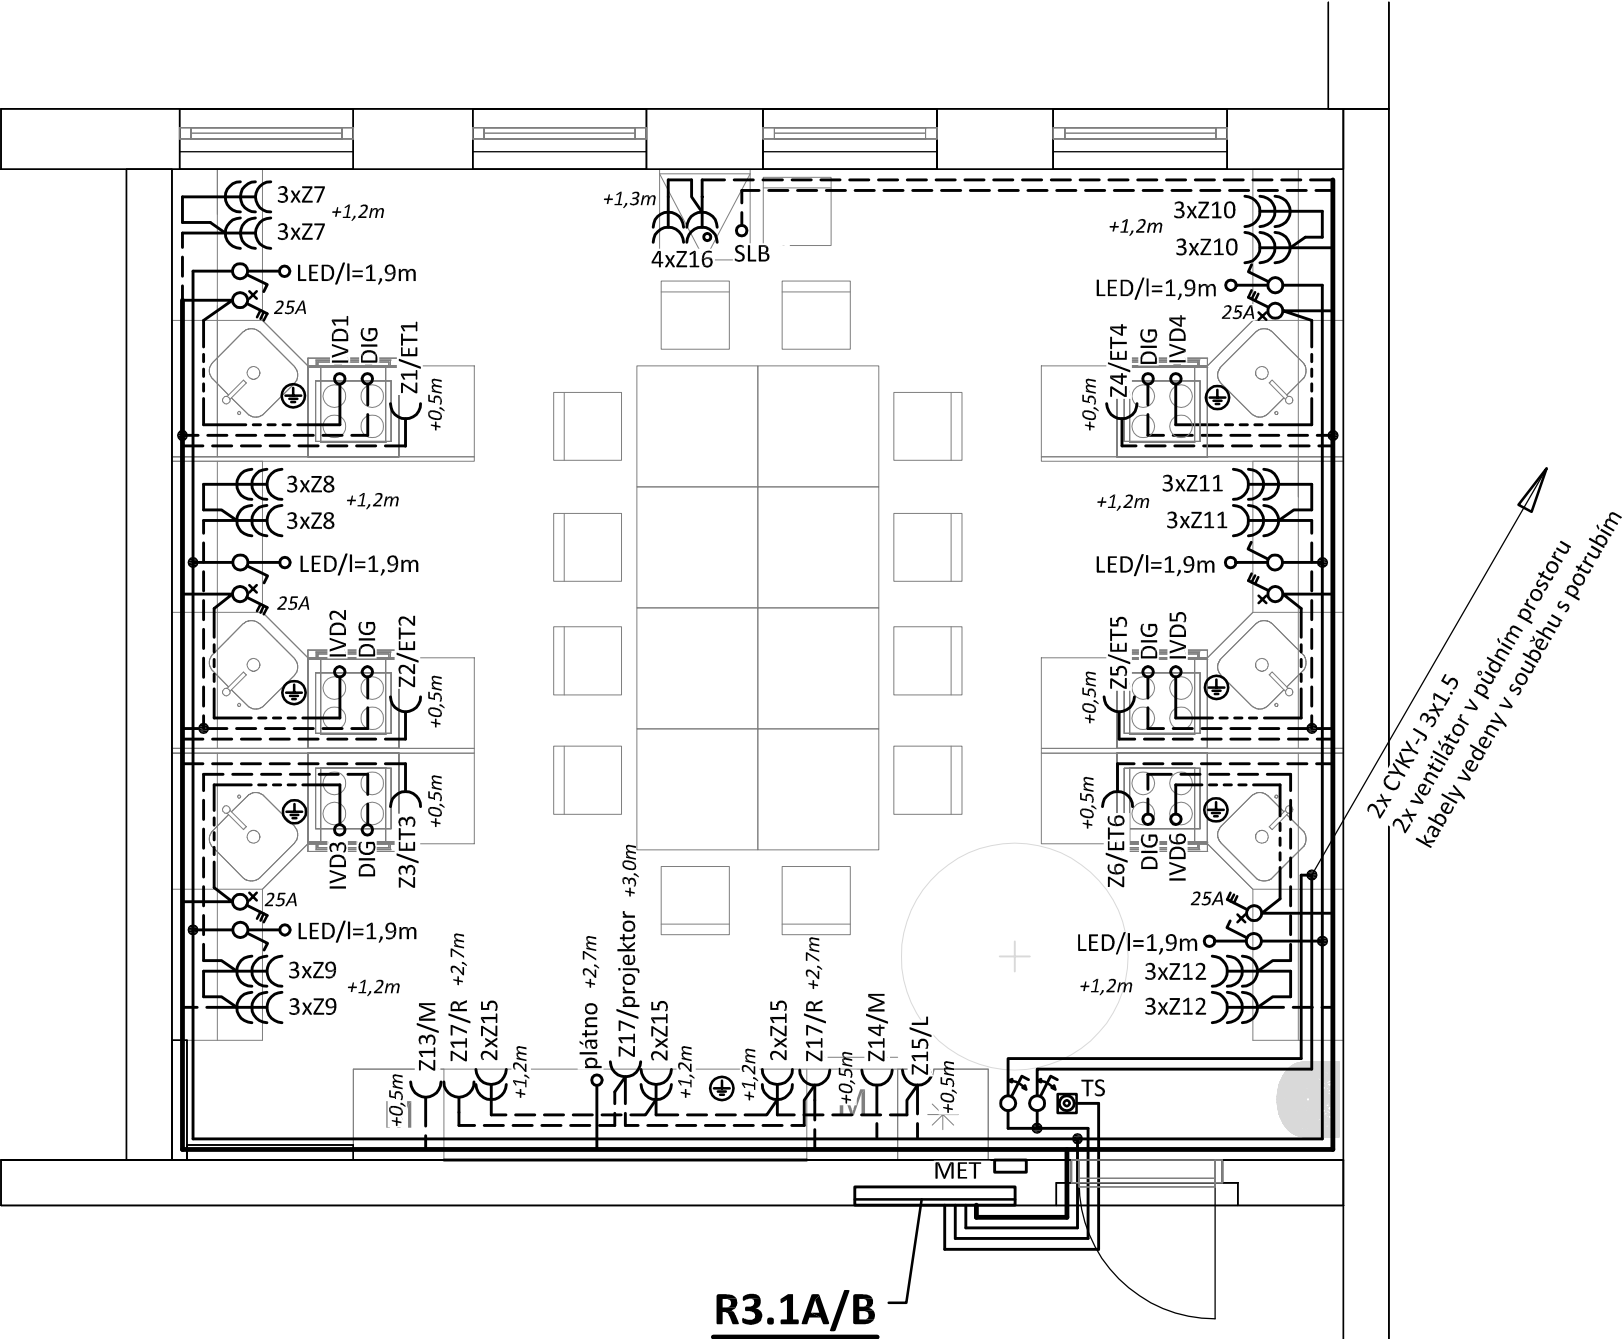

R3.1A/B
stávající rozvaděče budou demontovány
osadit nový rozvaděč - zapuštěný
4x 5.řad, 240 modulů
Rozměry: šxvxhl 1060x834x120
Krytí: IP31/ 20

LEGENDA:

- Společná trasa vedení
- Třífázový rozvod (CYKY-J 5x2.5)
- Zásuvkový rozvod (CYKY-J 3x2.5)
- Světelný rozvod (CYKY-J 3(5)x1.5)
- Volný vývod jednofázový/třífázový
- IVD - indukční varná deska, 7,0kW/400V
- DIG - digestoř, 230V
- LED - pásek pod kuchyňskou linkou
- Jednopolový spínač pod omítku, řaz.1, 10A/250V, IP20
- Jednoduchá zásuvka pod omítku, 16A/250V, IP20
- M - myčka, 3,5kW/230V
- L - lednice
- R - reproduktor
- Jednoduché zásuvky ve společném rámečku
- Jednoduchá zásuvka s přepětovou ochranou, 16A/250V, IP20
- Regulátor otáček (např. REB 1NE) - dodávka VZT

POZNÁMKA:

Napěťová soustava:
3+NPE stř. 50Hz, 230/400V, TN-S

Ochrana před nebezpečným dotykem neživých částí
dle ČSN 33 20000-4-41 ed. 3:

- při poruše - automatickým odpojením
- doplňková ochrana - doplňujícím ochranným pospojováním
- proudovými chrániči

Projektant:	Klimešová Miroslava	Vedoucí zakázky:	Ing. Jan Dušek				
DPT projekty	Objednatel:	Město Karlovy Vary			Zakázka č.:	2024/20	
					Stupeň:	DPS	
	Zakázka:	Karlovy Vary, ZŠ 1. Máje – rekonstrukce kuchyňky			Datum:	31.03.2025	
					Měřítko:	1:50	
	Dokumentace/část:	D1.2.5 - Silnoproud			Formát:	2A4	
	PŮDORYS - ostatní rozvody					5	