

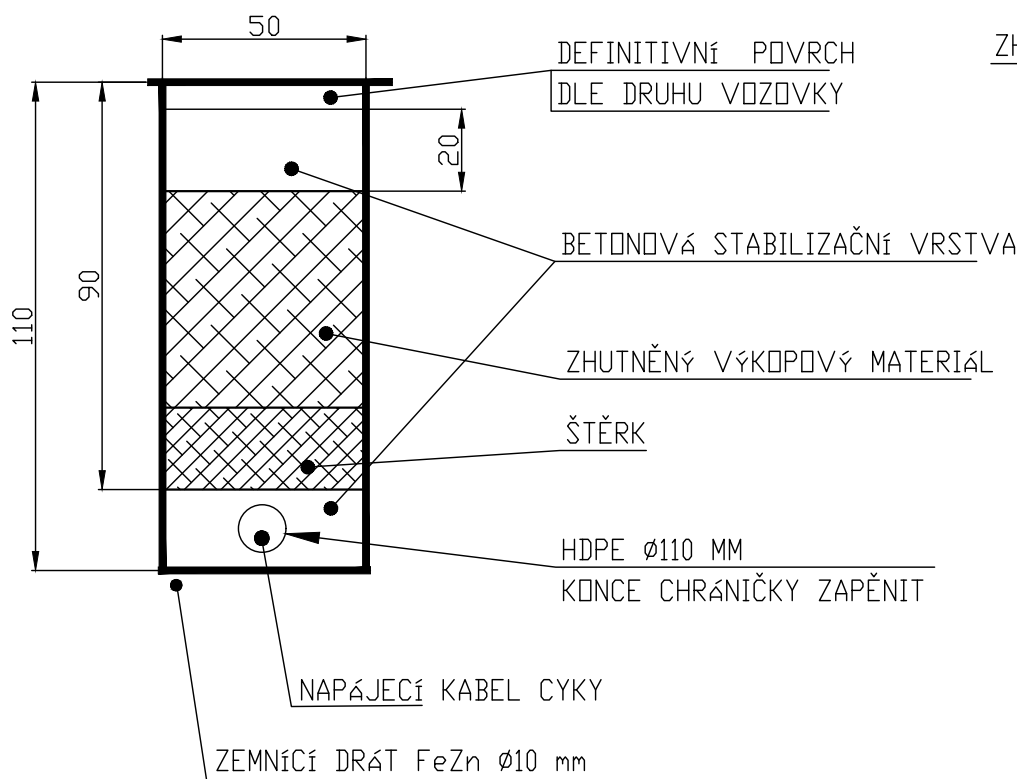


ŘEZ ULOŽENÍ KABELU
PŘI KŘÍŽENÍ KOMUNIKACE

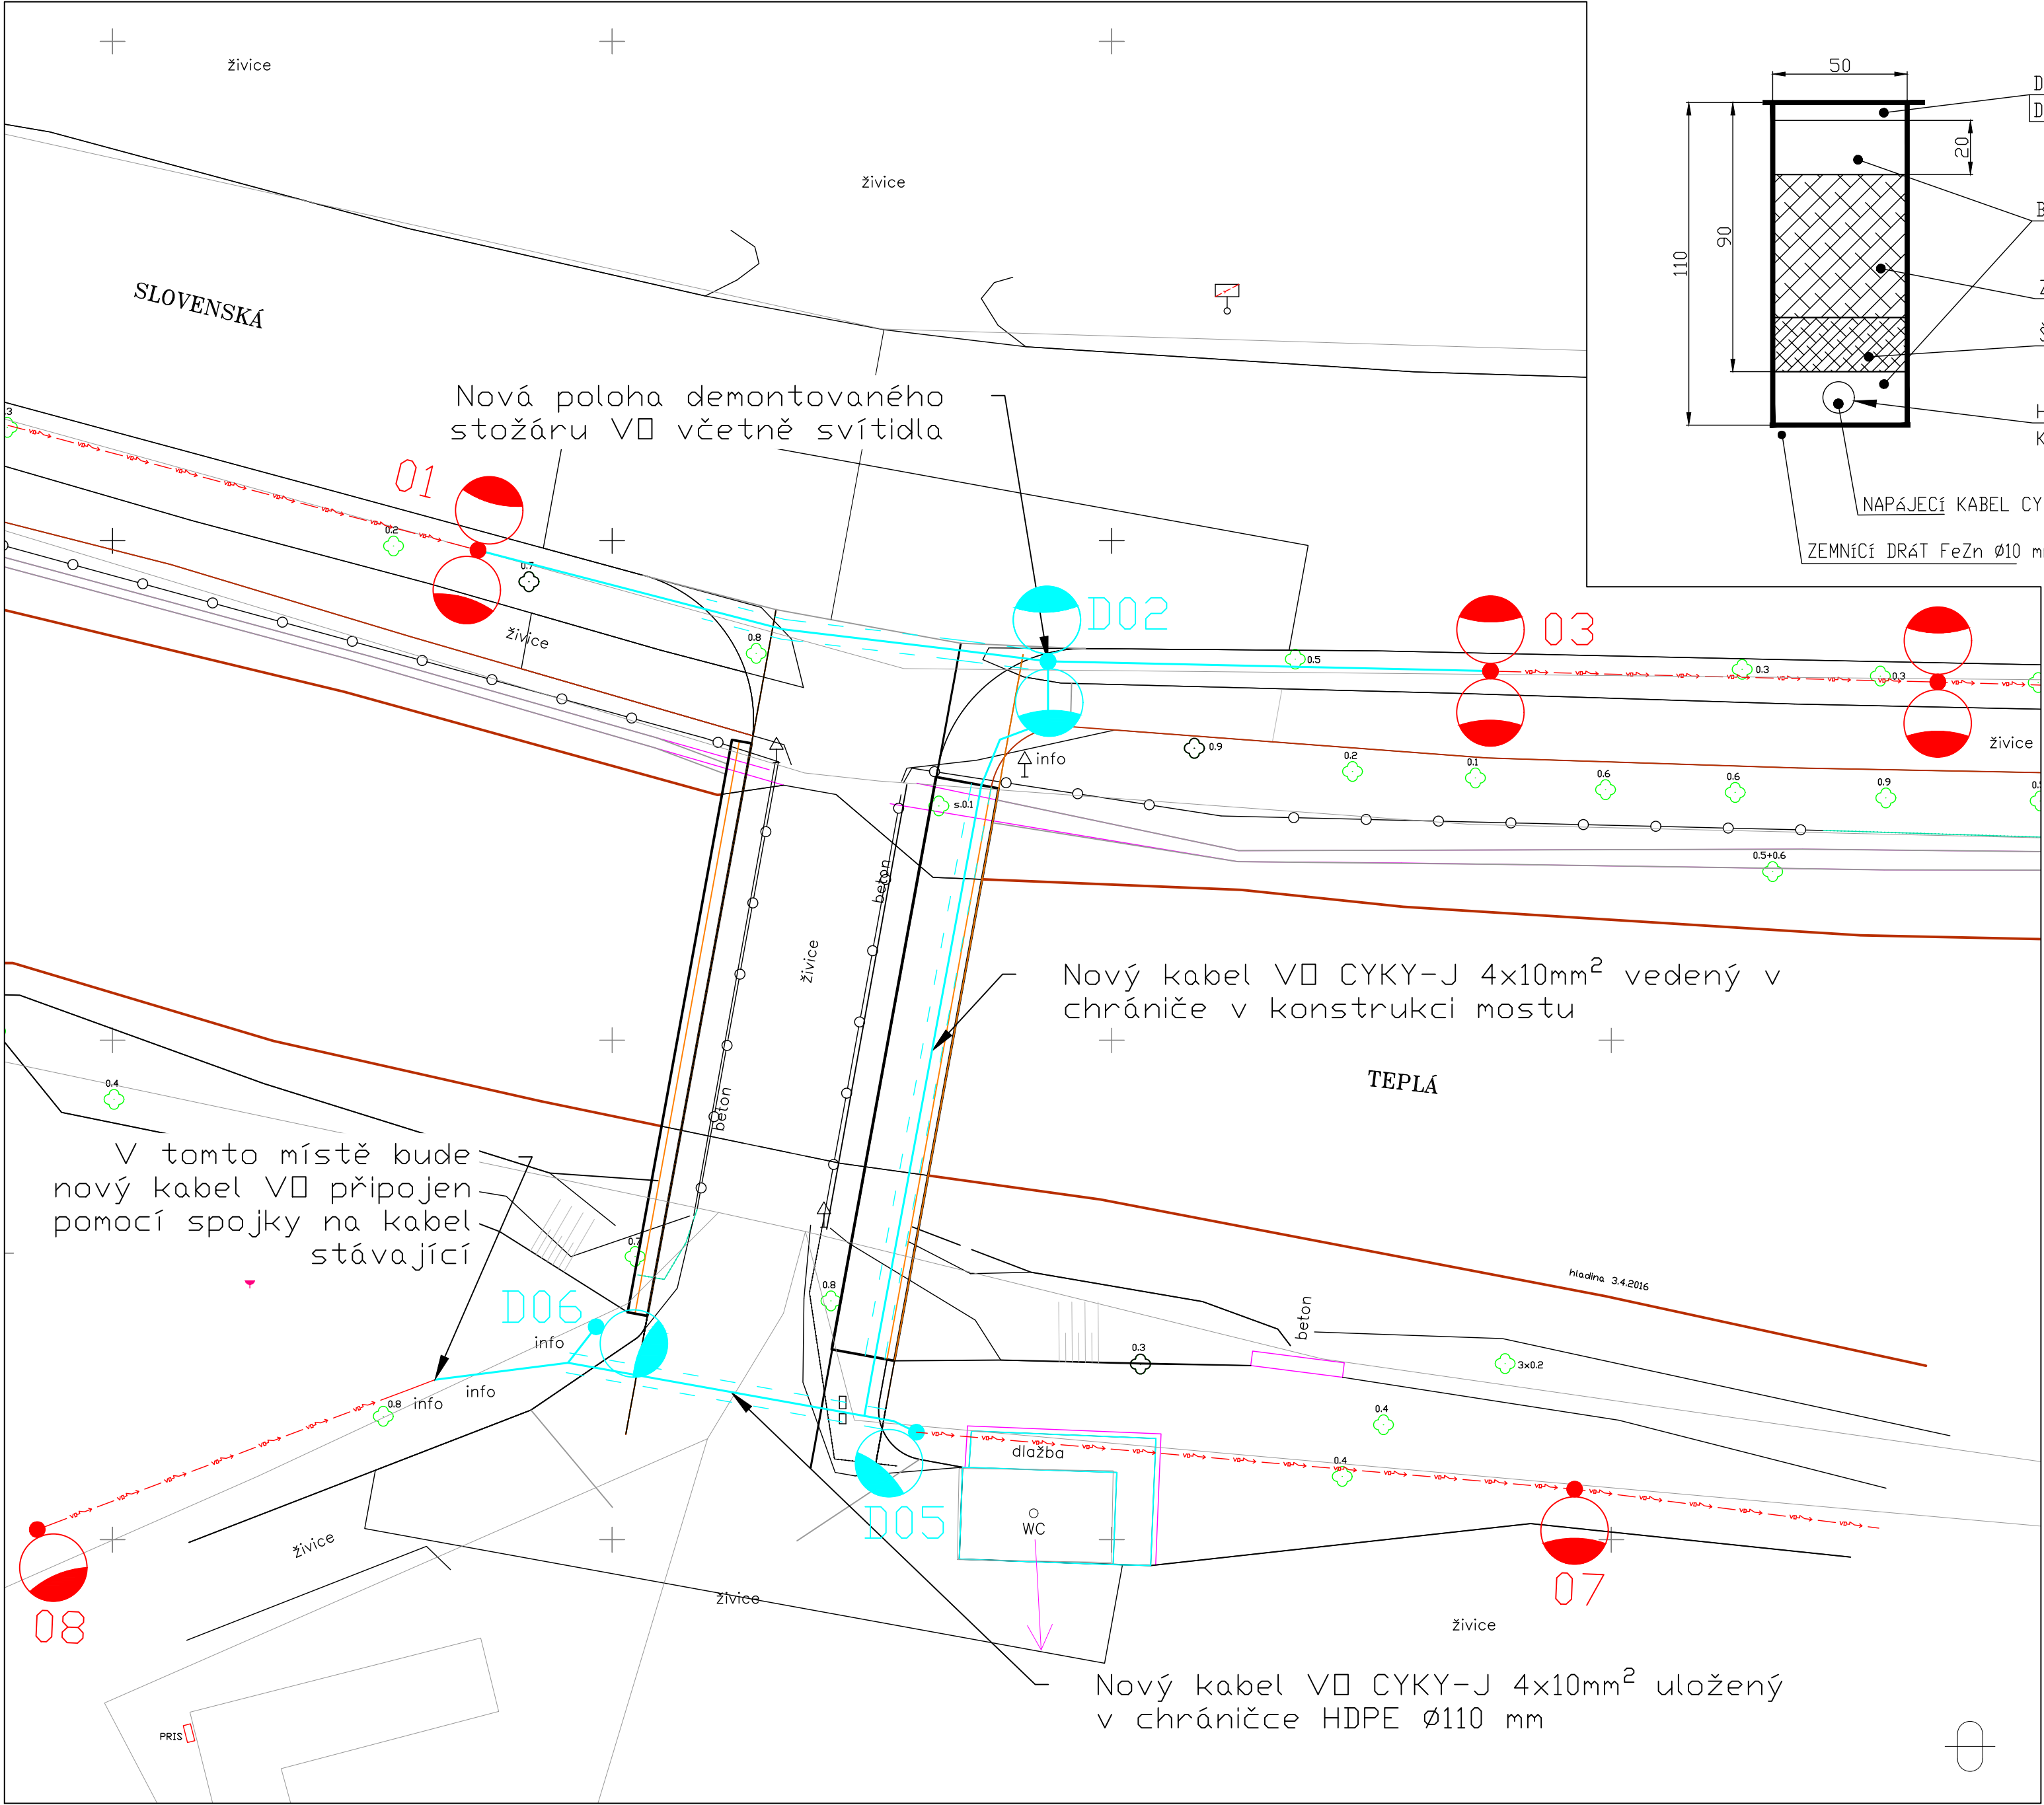

ŘEZ ULOŽENÍ KABELU
V CHODNÍKU A VE
VOLNÉM TERÉNU

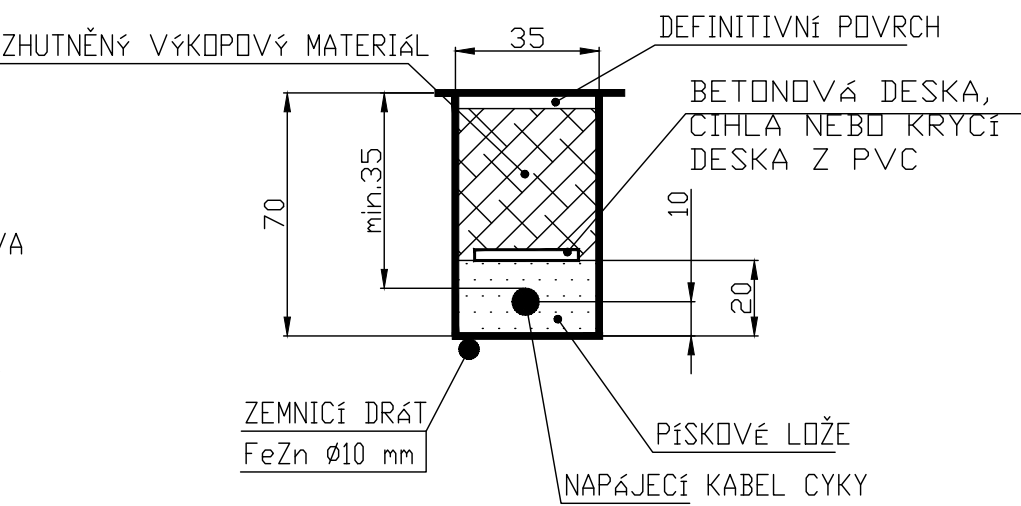

LEGENDA:			
	Nová kabelová trasa V0 - Kabel CYKY-J 4x10mm². Definitivní stav		
	Nová kabelová trasa V0 - Kabel CYKY-J 4x10mm² umístěná v chrániče HDPE Ø110 mm. Definitivní stav		
	Stávající kabelová trasa		
	Stávající stožár V0 včetně svítidla		
	Nová poloha demontovaného stožáru V0 včetně svítidla - definitivní stav		

03			
02			
01			
REVIZE	POPIS	DATUM	PODPIS

OBJEDNATEL	
MAGISTRÁT MĚSTA KARLOVY VARY MOSKEVSKÁ 2035/21 361 20, KARLOVY VARY	

SAGASTA s.r.o.				JTSK		Bpv	
SÍDLO: NOVODVORSKÁ 1010/14, 142 00 PRAHA 4 IČ: 045 98 555 DIČ: CZ045 98 555						SAGASTA	
ODPOVĚDNÝ PROJEKTANT		VYPRACOVAL		KONTROLA		HIP	
Ing. Martin Čížek		Bc. Stanislav Kupka		Ing. Martin Čížek		Ing. Vít Hoznour	
OBSAH				ČÍSLO ZAKÁZKY 120 011			
KARLOVY VARY, MOST U LETNÍHO KINA M21 - DEMOLICE A NOVOSTAVBA D - DOKUMENTACE OBJEKTŮ A TECHNICKÝCH A TECHNOLOGICKÝCH ZAŘÍZENÍ D.7 SO 403 Přeložka vedení VO				DOKUMENTACE PDPS			
				MĚŘÍTKO 1:200			
				DATUM 10/2020			
				POČET FORMÁTŮ 6xA4			
NÁZEV PŘÍLOHY				ČÁST		ČÍSLO PŘÍLOHY	
SITUACE - DEFINITIVNÍ STAV				D.7		03	
DOKUMENTACI LZE UŽÍVAT POUZE VE SMYSLU PŘÍSLUŠNÉ SMLOUVY O DÍLO. VÝKRES, Ů JEHO ČÁST, MŮŽE BÝT KOPÍROVÁN NEBO JINÝM ZPŮSOBEM ROZŠÍŘOVÁN POUZE PO PŘEDCHOZÍM SOUHLASU SAGASTA s.r.o.							