




ŘEZ SCHODŮ

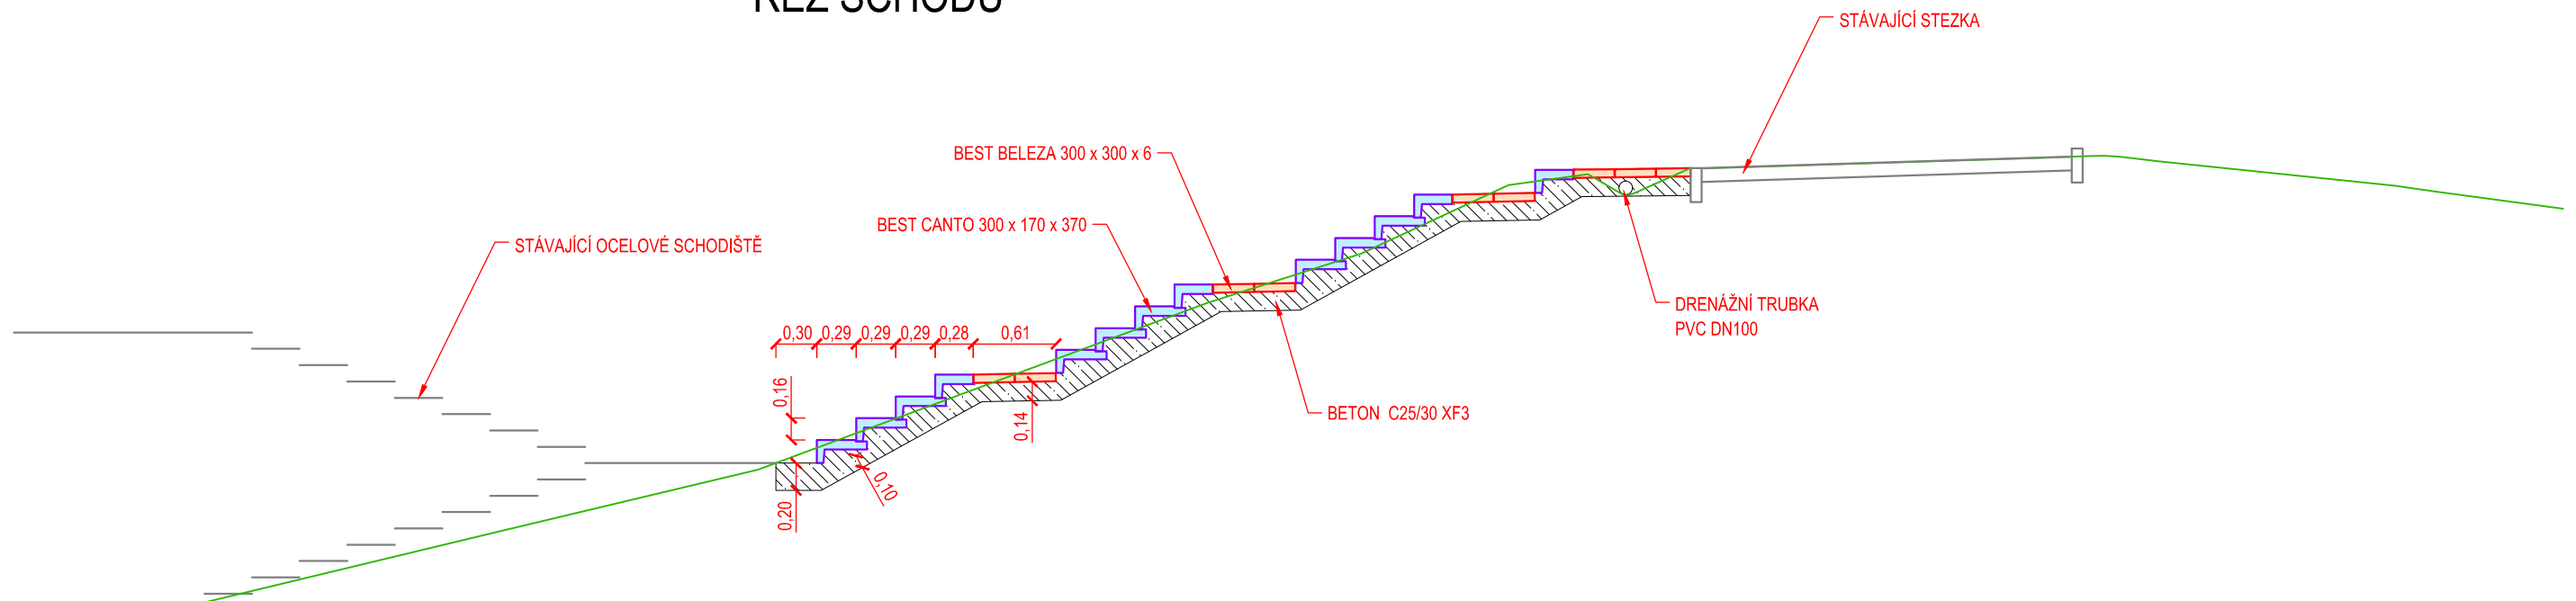

PŮDORYS SCHODŮ

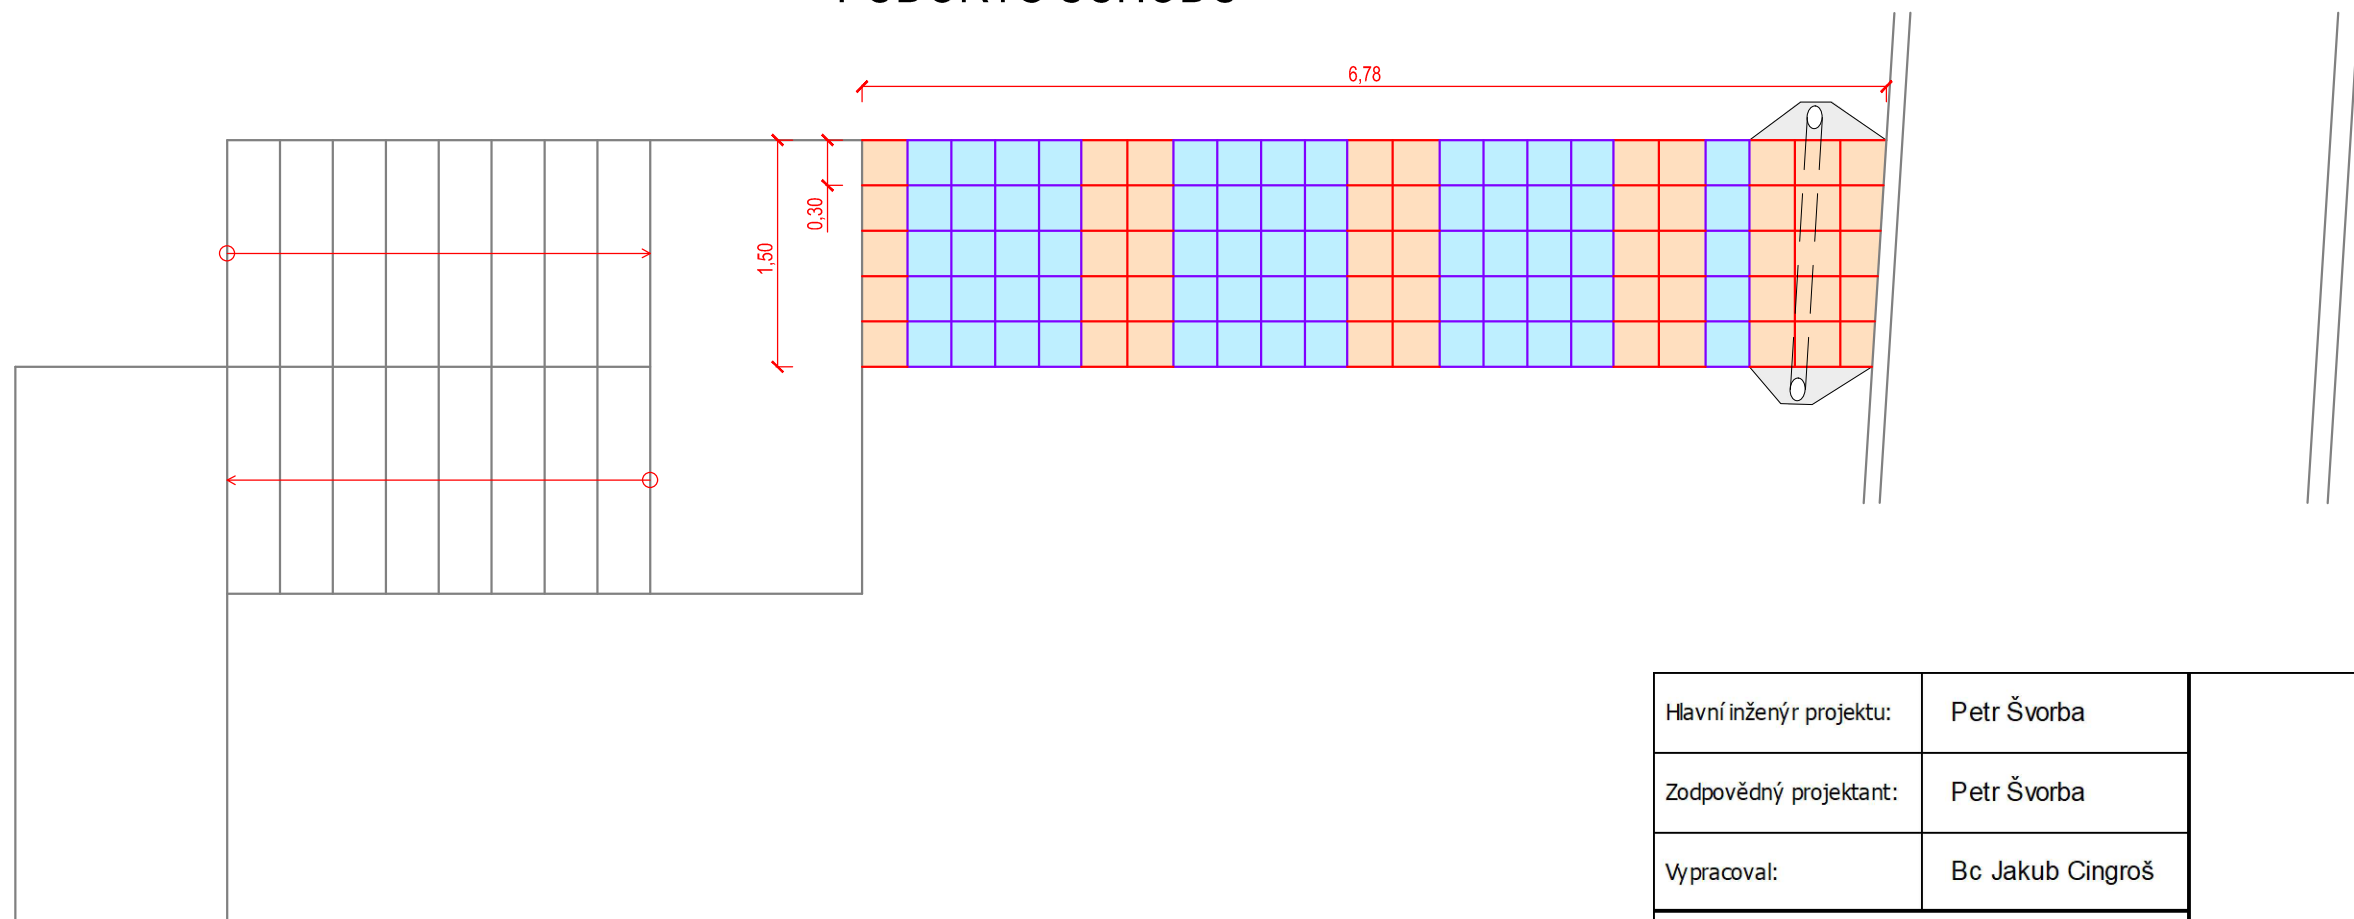

Hlavní inženýr projektu:	Petr Švorba		<div></div> <div>Závodní 391/96C, 360 06 Karlovy Vary tel. 792 305 909 e-mail: info@geoprojectkv.cz www.geoprojectkv.cz</div>	
Zodpovědný projektant:	Petr Švorba			
Vypracoval:	Bc Jakub Cingroš			
Objednatel:	Statutární město Karlovy Vary Moskevská 2035/21, 361 20 Karlovy Vary		Číslo zakázky: P332021	
Název:	Karlovy Vary, Náplavka řeky Ohře		Datum: 04/2022	Paré číslo:
Objekt:	Zpevněné plochy		Úroveň: PDPS	
Příloha:	Výkres schodů		Měřítko: 1 : 50	Číslo přílohy: D.1.6