 



měřítko 1 : 50



The diagram illustrates the experimental setup. A light source (LED) is positioned to the left of a sample. The sample is divided into four horizontal sections labeled A, B, D, and H. Section A is the topmost and widest, containing a single dot. Section B is below A and contains multiple horizontal lines. Section D is below B and contains a single dot. Section H is the bottommost and widest, containing multiple horizontal lines. A detection system, represented by a series of horizontal lines, is positioned to the right of the sample sections.

Označení svítidla	Název	Světelné zdroje
A	Závěsné, LED svítidlo, matná AL mřížka direkt/indirekt, UGR<19	1 x LED, 62W, 6800lm, Ra80, 4000K
B	Závěsné, LED svítidlo, matná AL mřížka direkt/indirekt, UGR<19	1 x LED, 40W, 4500lm, Ra80, 4000K
G	Závěsné/přisazené, LED asymetrické svítidlo	1 x LED, 23W, 3400lm, Ra80, 4000K
H	Závěsné, LED svítidlo, matná AL mřížka direkt/indirekt, UGR<19	1 x LED, 54W, 5800lm, Ra80, 4000K

**LEGENDA:**

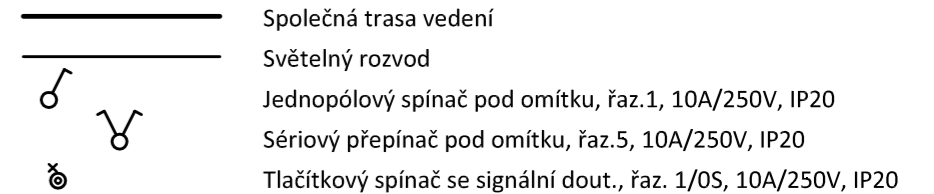



**POZNÁMKA:**

Napěťová soustava:  
3xPEN stř. 50Hz, 230/400V, TN-C (PS)  
3+NPE stř. 50Hz, 230/400V, TN-C-S  
3+NPE stř. 50Hz, 230/400V, TN-S

Ochrana před nebezpečným dotykem neživých částí  
dle ČSN 33 20000-4-41 ed. 3:

- při poruše - automatickým odpojením
- doplňková ochrana - doplňujícím ochranným pospojováním  
- proudovými chrániči

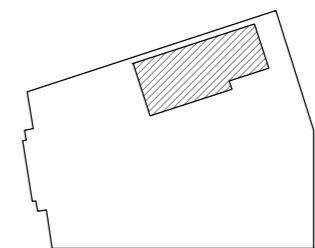

Zodpovědný projektant:		Vypracoval:			PROJEKTANT AKCE:	
Klimešová Miroslava		Klimešová Miroslava				
Kraj:	Karlovarský	SÚ:	Karlovy Vary	M. Klimešová - 3D PROJEKT		
Investor:	Statutární město Karlovy Vary, Moskevská 2035/21, 36001 Karlovy Vary			Úvalská 604/2, 360 01 K. Vary		
Akce:	Oprava elektroinstalace ve škole Jana Palacha 1., 2., 3.nadzemní podlaží budovy J.Palacha 932/20, k.Ú. Karlovy Vary			Formát: <b>3A4</b>		Číslo paré:
				Stupeň: <b>DPS</b>		
				Č. zak.: <b>E-2441</b>		
				Datum: <b>04/2024</b>		
Objekt:	D.1.4 - Silnoproudá elektrotechnika			Měřítko: <b>1:50</b>		
Název:	PŮDORYS 2.NP - SVĚTELNÉ ROZVODY			Číslo výkresu:  <b>D.1.4 / 06</b>		