


VODOVOD PŮDORYS TYPICKÉ PODLAŽÍ

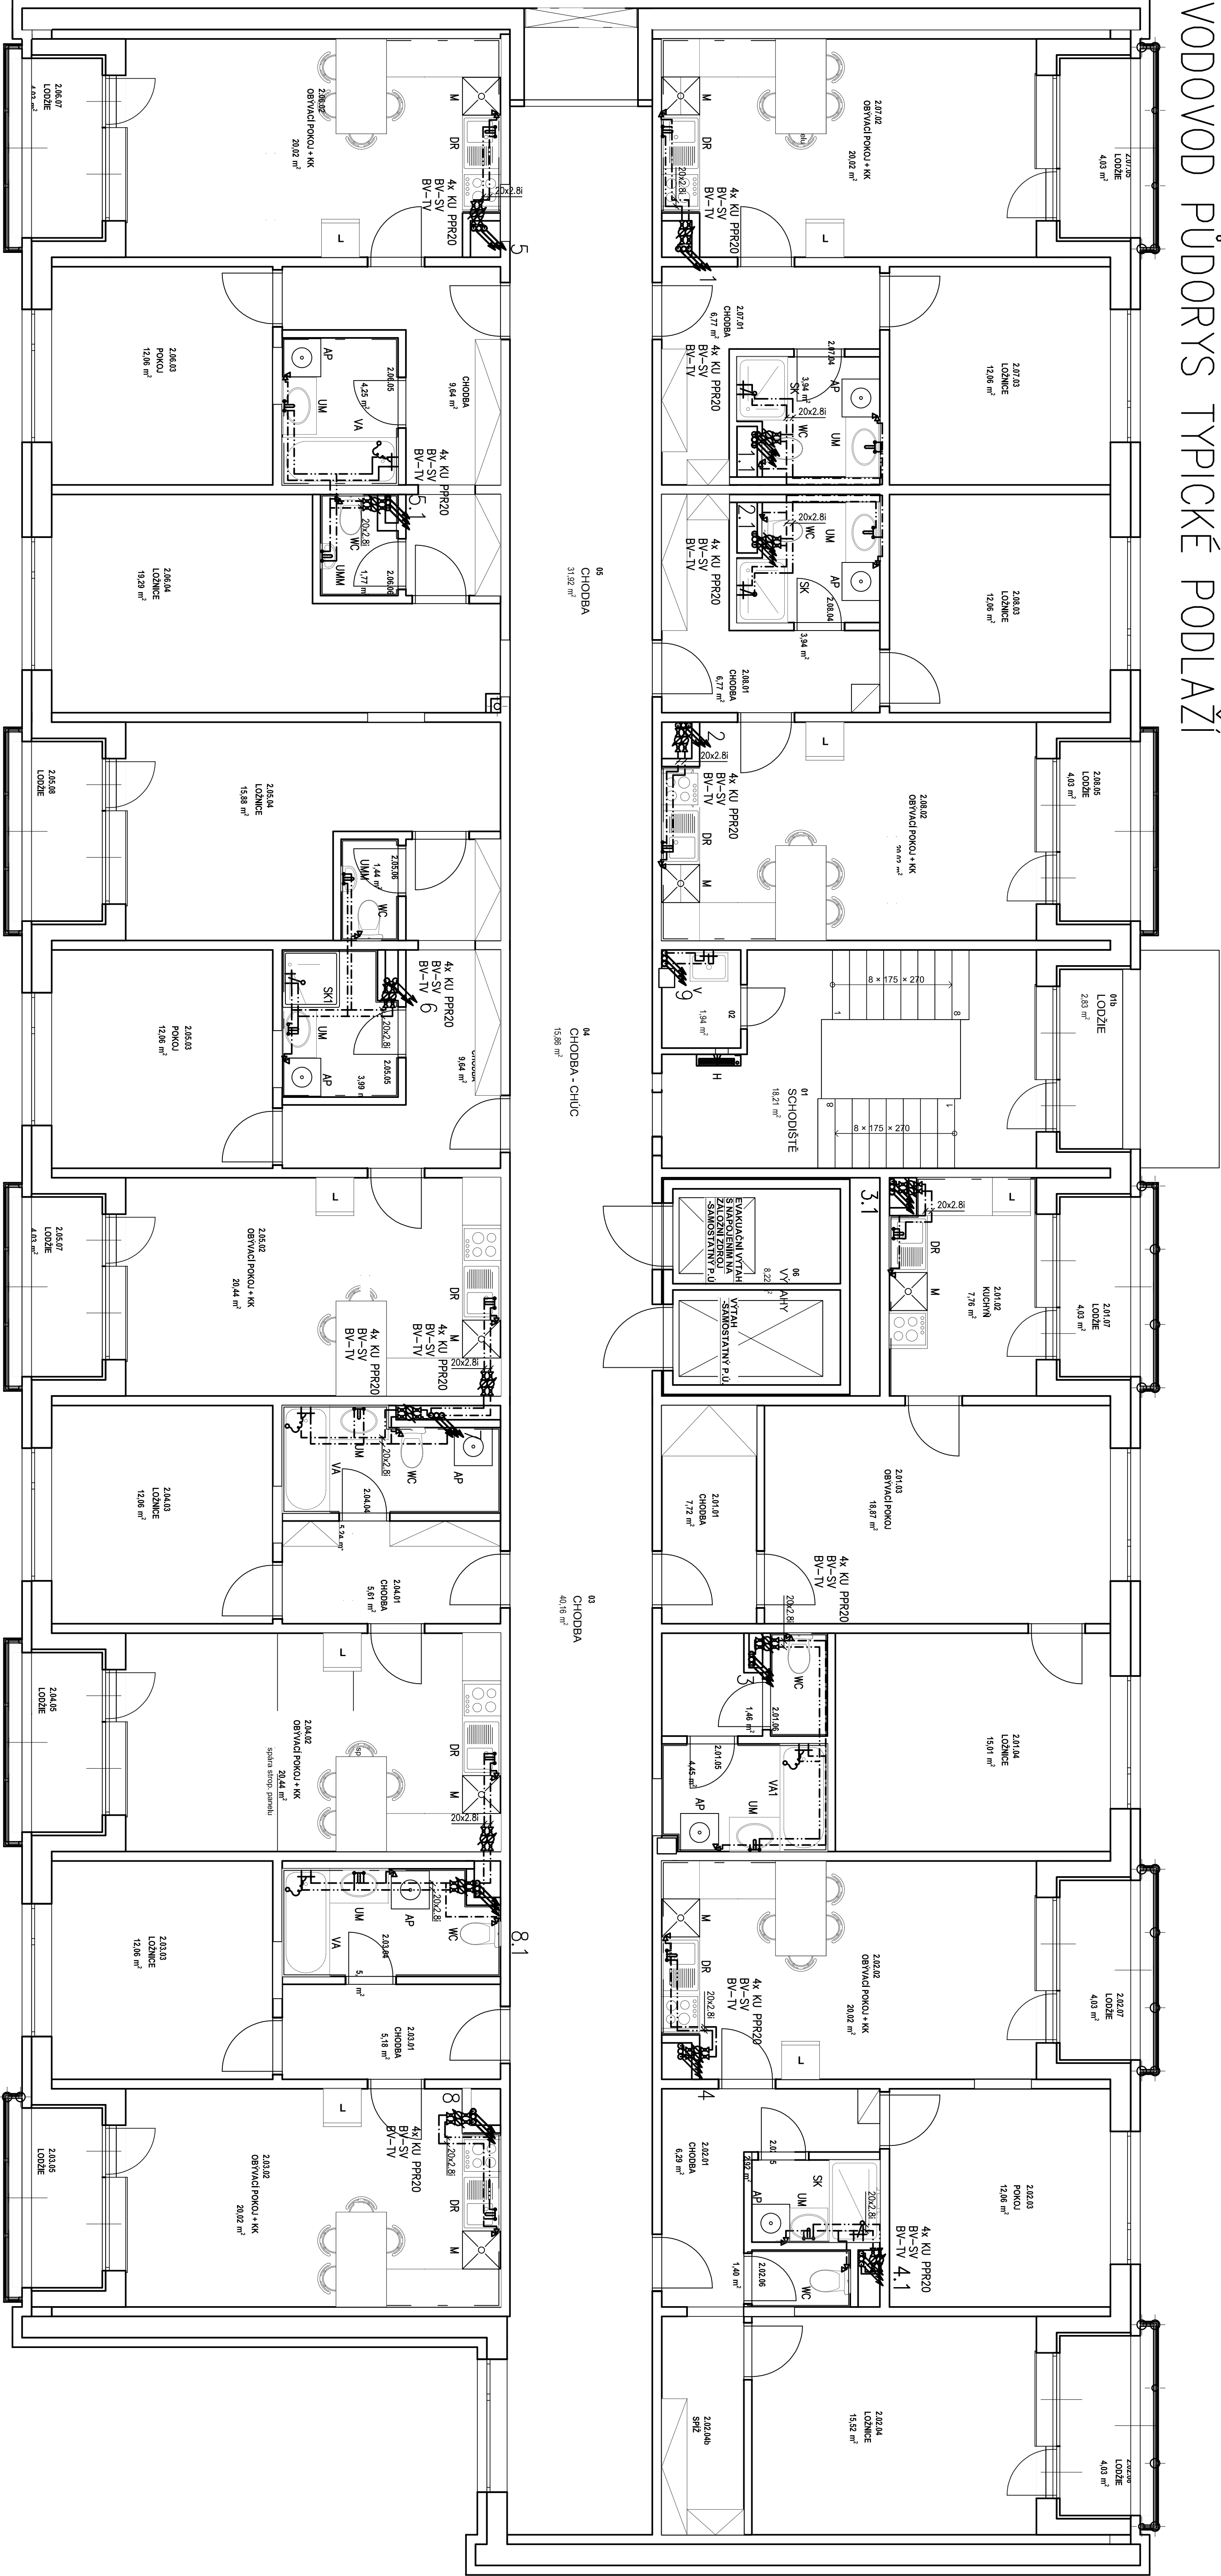

LEGENDA		
Potrubí	Název	Materiál
-----	Studená voda	Statický kopolymer propylenu PP-R (PP typ3)-PN16
-----	Teplá voda	Statický kopolymer propylenu PP-R (PP typ3)-PN16

Stroje a zařízení			
Označení	Název	Typ	KS
BV-SV	Bytový vodoměr	ER-AM DN15 Qm-1,6m3/h	16
BV-TV	Bytový vodoměr teplé vody	ER-AM DN15 Qm-1,6m3/h	16
KU PPR	Kulový uzávěr	Kulový uzávěr na vodu PPR20	64

Zařizovací předměty			
Označení	Název	Připojení	KS
UM	Umývadlo	RV 3/2"	8
UMM	Umývadlo	RV 3/2"	20
WC	WC záchod	RV 3/2"	8
SK	Sprchový kout	RV 1/2"	3
SK1	Sprchový kout	RV 1/2"	1
VA	Vana	RV 1/2"	3
VA1	Vana	RV 1/2"	1
DR	Dřez	RV 3/2"	8
M	Mýdlo	RV 1/2"	16
AP	Prádka	RV 1/2"	8
V	Výevka	RV 1/2"	1
H	Hydrant	RV 1/2"	1

Investor		Stavba	
Statutární město Karlovy Vary, Odbor majetku města, Moskevská 203/21, 361 20 Karlovy Vary		ADAPTACE UBÝTOVNÝ NA BYTOVÝ DŮM Č.P. 603/36	
Ing. Jan Džugan		DPS	
Kad. území		VODOVOD PŮDORYS TYP. PODLAŽÍ	
10/2024		DPS	
Formát A1		DPS	
Měřítko 1:50		DPS	
Číslo výt. D.1.2.2.9		DPS	