


PŮDORYS 2.NP - ČÁST 3.
1.patro

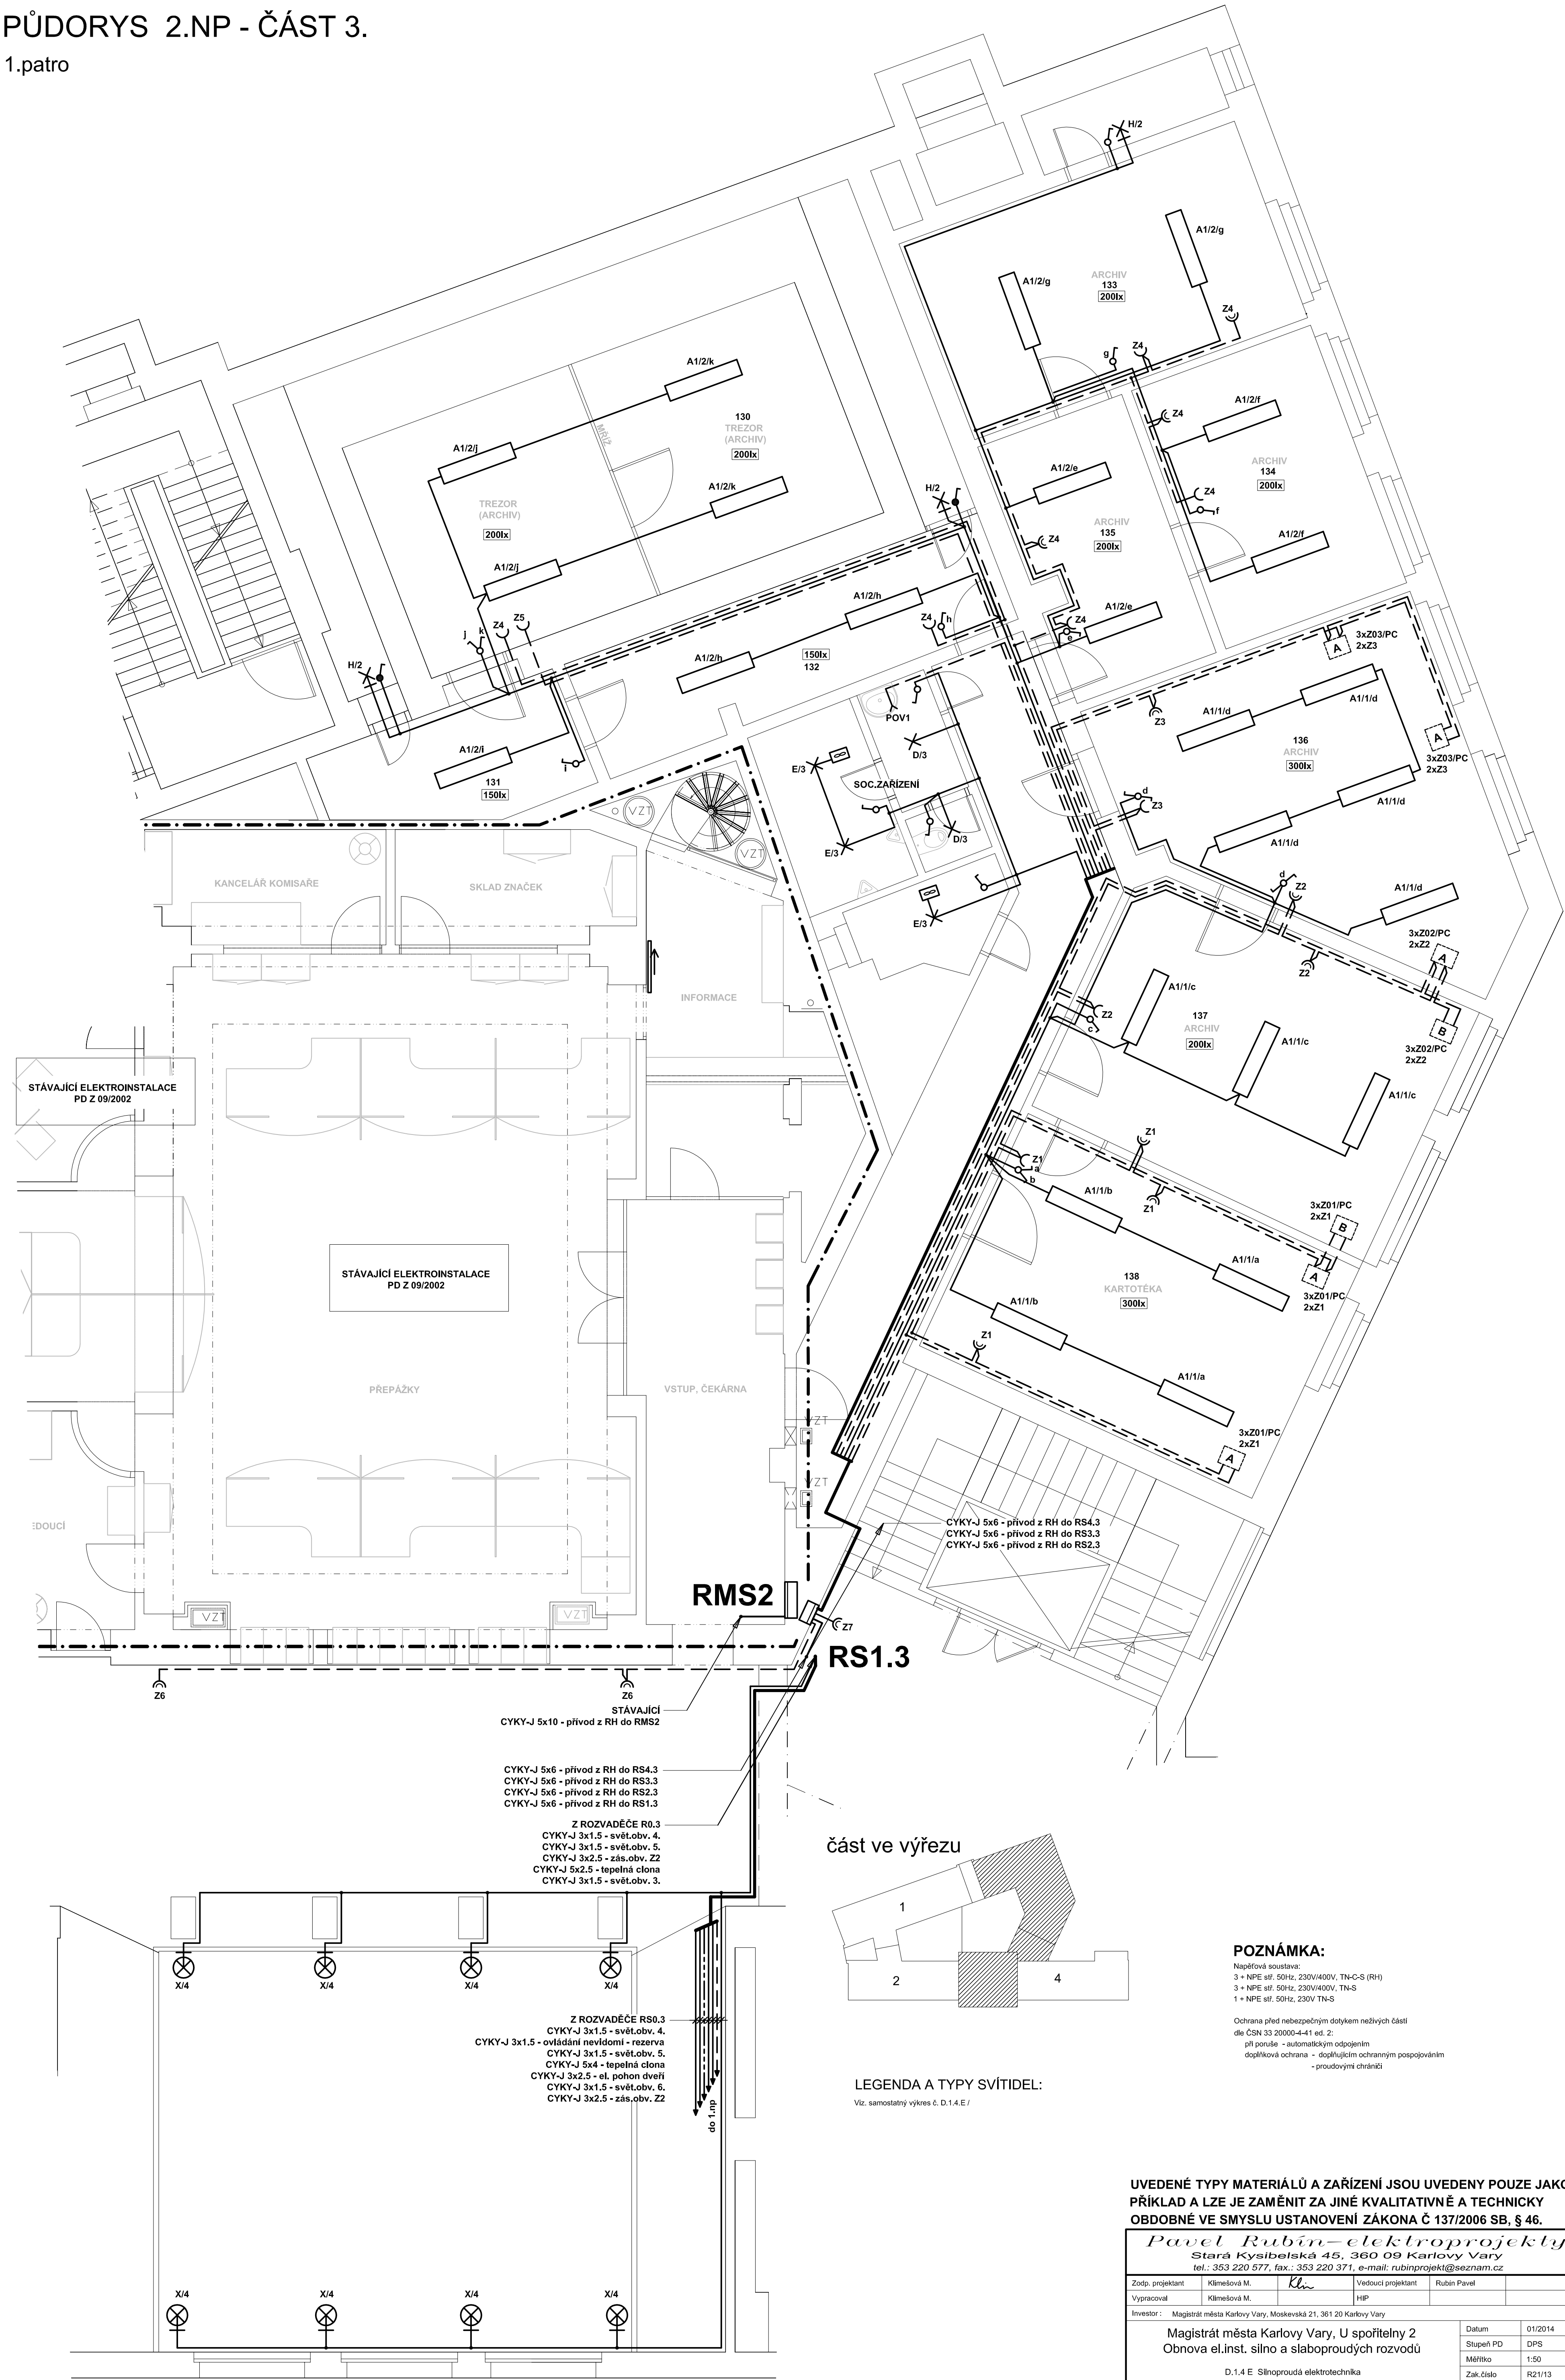

POZNÁMKA:

Nápeťová soustava:
3 + NPE sítě 50Hz, 230V/400V, TN-C-S (RH)
3 + NPE sítě 50Hz, 230V/400V, TN-S
1 + NPE sítě 50Hz, 230V TN-S

Ochrana před nebezpečným dotykem neživých částí
dle ČSN 33 2000:4-41 ed. 2:
při poradě - automatickým odpojením
doplňková ochrana - doplňujícím ochranným pospojováním
- proudovým chráničem

LEGENDA A TYPY SVÍTIDEL:

Viz. samostatný výkres č. D.1.4.E /

UVEDENÉ TYPY MATERIÁLŮ A ZAŘÍZENÍ JSOU UVEDENY POUZE JAKO
PŘÍKLAD A LZE JE ZAMĚNIT ZA JINÉ KVALITATIVNĚ A TECHNICKY
OBDOBNÉ VE SMYSLU USTANOVENÍ ZÁKONA Č 137/2006 SB, § 46.

Zodp. projektant Klimešová M. Vypracoval Klimešová M.				Vedoucí projektant HJP Rubin Pavel			
Investor : Magistrát města Karlovy Vary, Moskevská 21, 361 20 Karlovy Vary				Datum 01/2014			
Magistrát města Karlovy Vary, U spořitelny 2 Obnova el.inst. silno a slaboproudých rozvodů				Stupeň PD DPS			
D.1.4 E Silnoproudá elektrotechnika				Měřítko 1:50			
Název výkresu : PŮDORYS 2.NP - ČÁST 3.				Č. výkresu D.1.4 E / 9			