


SITUACE STAVBY

M 1 : 200

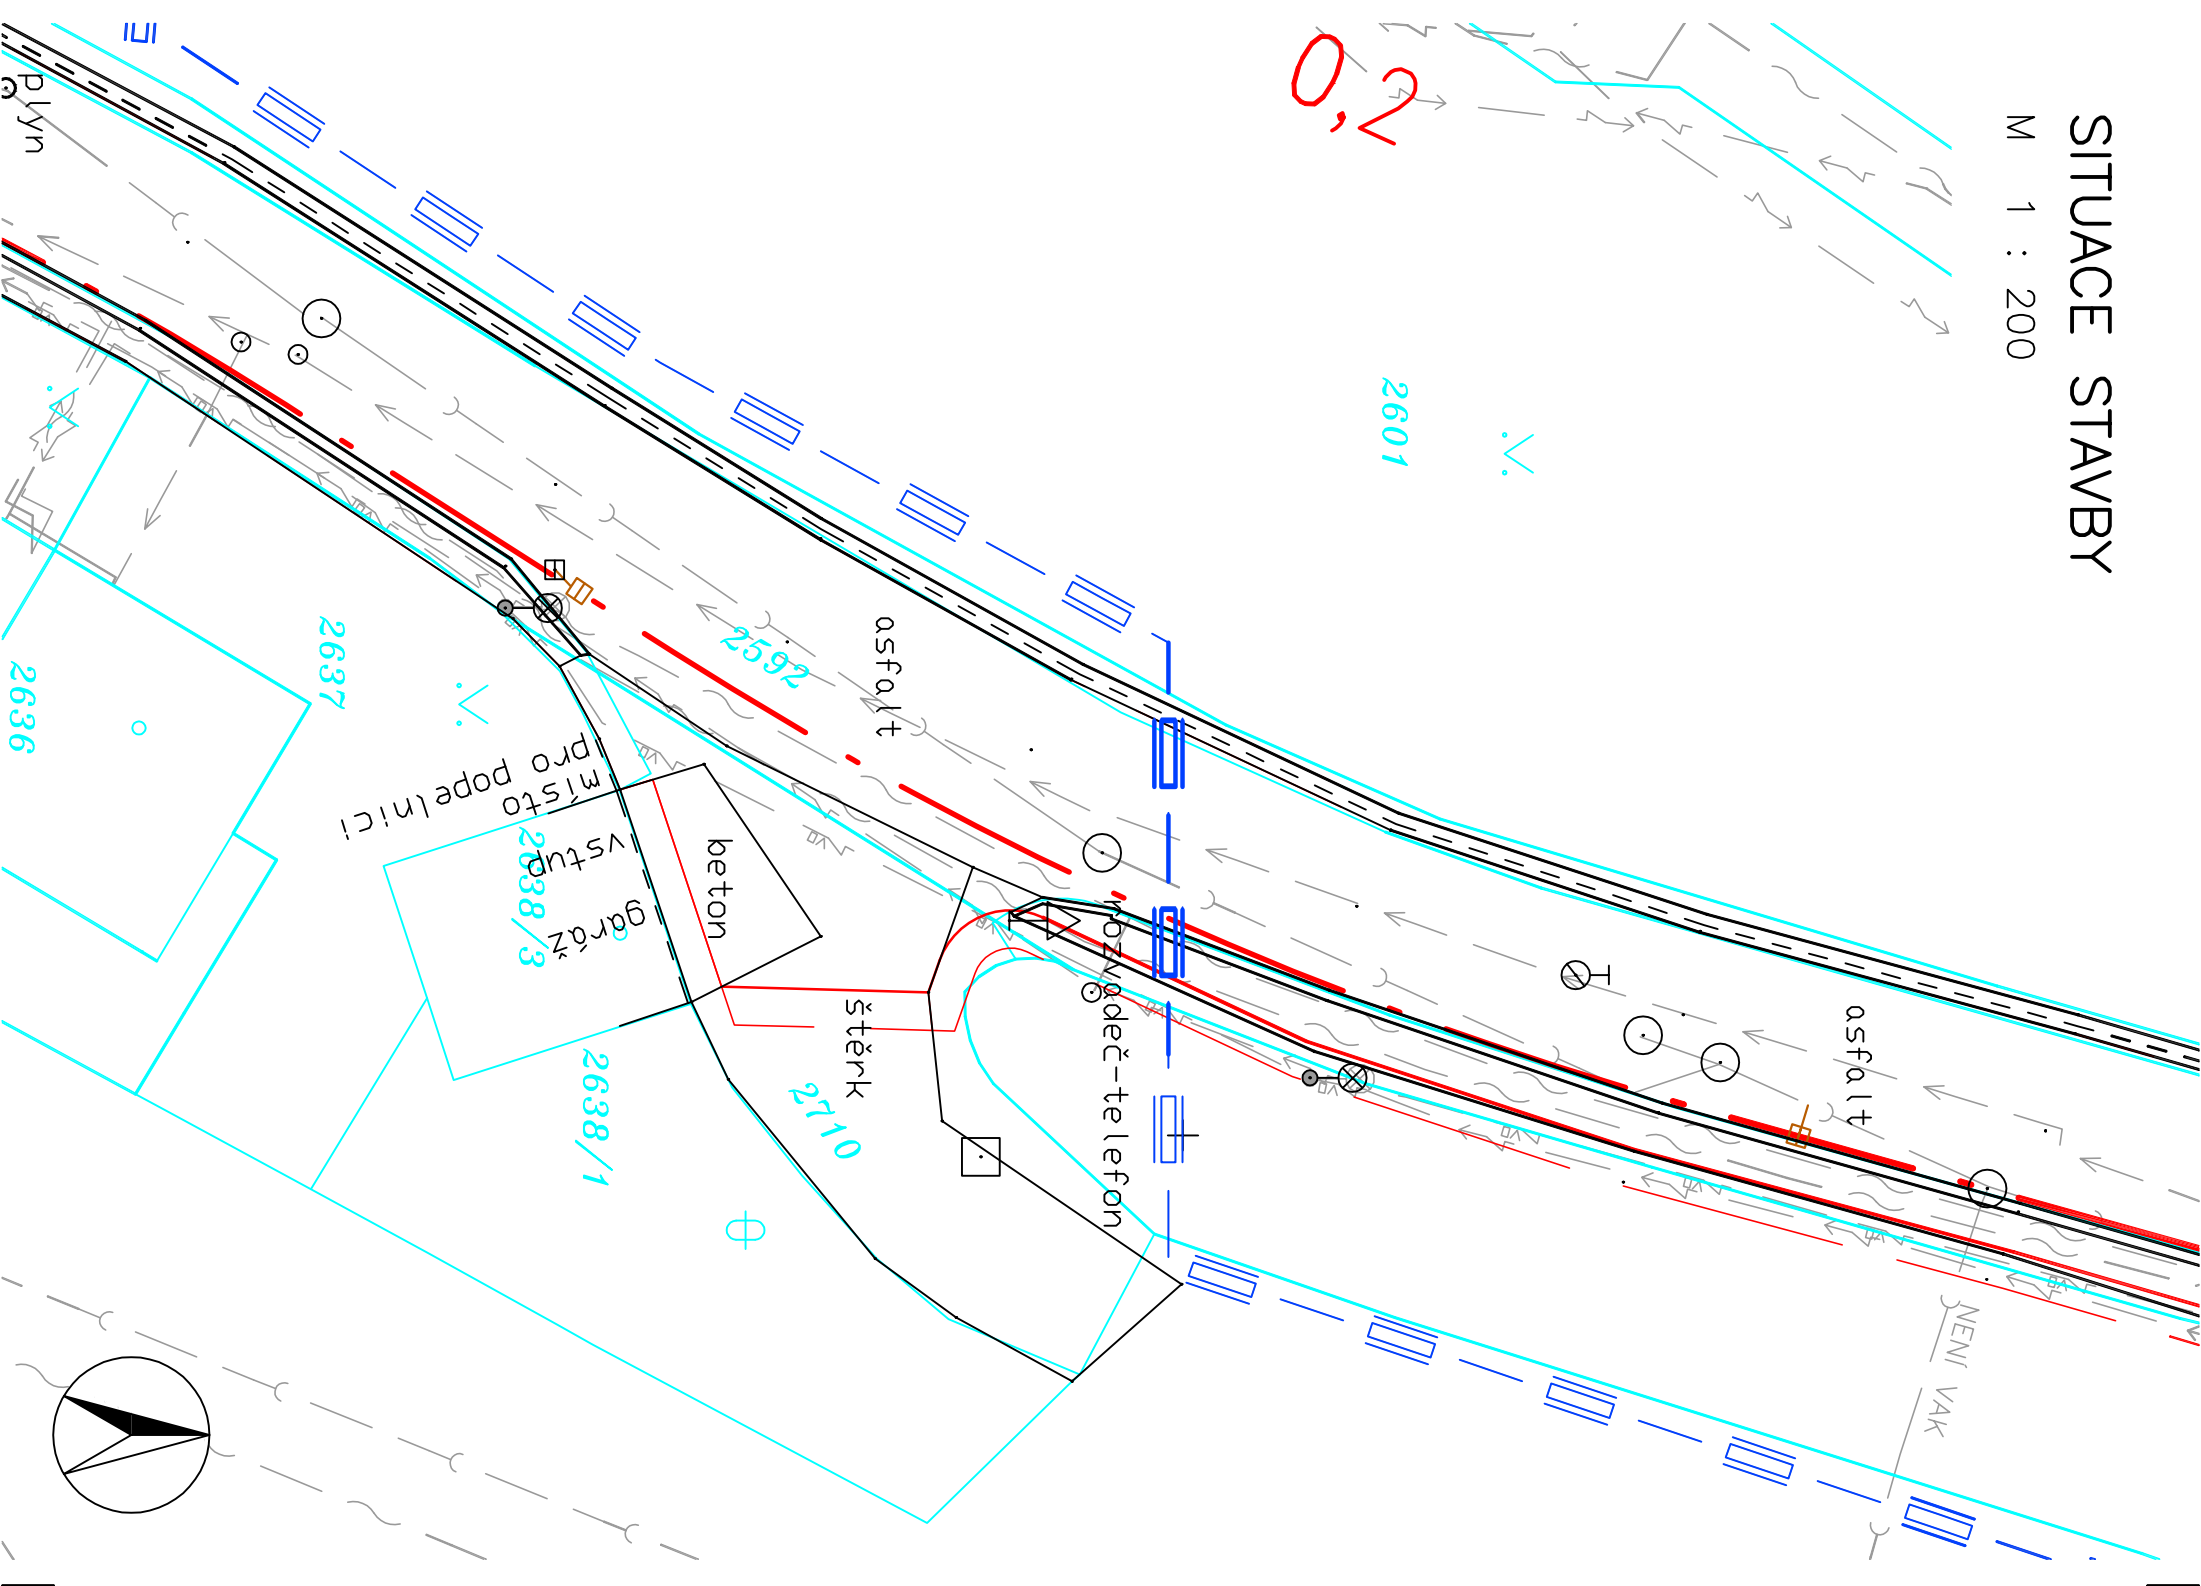

POTRUBNÍ POŠTA

- STÁVAJÍCÍ TRASA
- NOVÁ TRASA

LEGENDA OSTATNÍCH SÍTÍ

- KANALIZACE JEDNOTNÁ | VODAKVA
- KANALIZACE DEŠŤOVÁ | VODAKVA
- KANALIZACE | NENÍ VE SPRÁVĚ VODAKVA
- VODOVODNÍ POTRUBÍ | VOADAKVA
- PLYNOVODNÍ POTRUBÍ – NTL (PODZEMNÍ) | GasNet
- SÍLOVÉ VEDENÍ – NN (PODZEMNÍ) | Čez Distribuce
- SÍLOVÉ VEDENÍ – VN (PODZEMNÍ) | Čez Distribuce
- VEŘEJNÉ OSVĚTLENÍ (PODZEMNÍ) | MMKV
- SDĚLOVACÍ VEDENÍ METALICKÉ | CETIN
- SDĚLOVACÍ VEDENÍ OPTICKÉ (PODZEMNÍ) | CETIN
- SDĚLOVACÍ VEDENÍ OPTICKÉ (NADZEMNÍ) | KKN

výškový systém BpV
soudřadný systém S-VTSK

objednatel
Karlovy VARY
Statutární město Karlovy Vary
Moskevská 2035/21
361 20 Karlovy Vary

zhotovitel	hlavní inženýr projektu	Ing. Jaroslav Šípek
<div><div>PROJEKTY INŽENÝRING KONZULTACE</div><div>STAVPLAN</div><div>cesta k Vaším stavbám www.stavplan.cz</div></div> <div>STAVPLAN-CZ s.r.o. Ostrovní 15/3 361 00 Píseň +420 379 494 484 info@stavplan.cz</div>		

vyrabovatel		zodpovědný projektant		technická kontrola
Zdeněk Zeman		Zdeněk Zeman		Zdeněk Zeman
území	obec Karlovy Vary, okres Karlovy Vary, Karlovarský kraj			měřítko 1 : 200
akce	Karlovy Vary, Ondříčková ulice – stavební úpravy místní komunikace			
příloha	S0 541 Přeložka potrubní pošty KKN			
	DSP/PDPS			
	číslo přílohy C.541.02			
SITUACE STAVBY				