


PROPOJENÍ NA DATOVÉ ROZVODY BUDOVY OPTICKÝM KABLEM

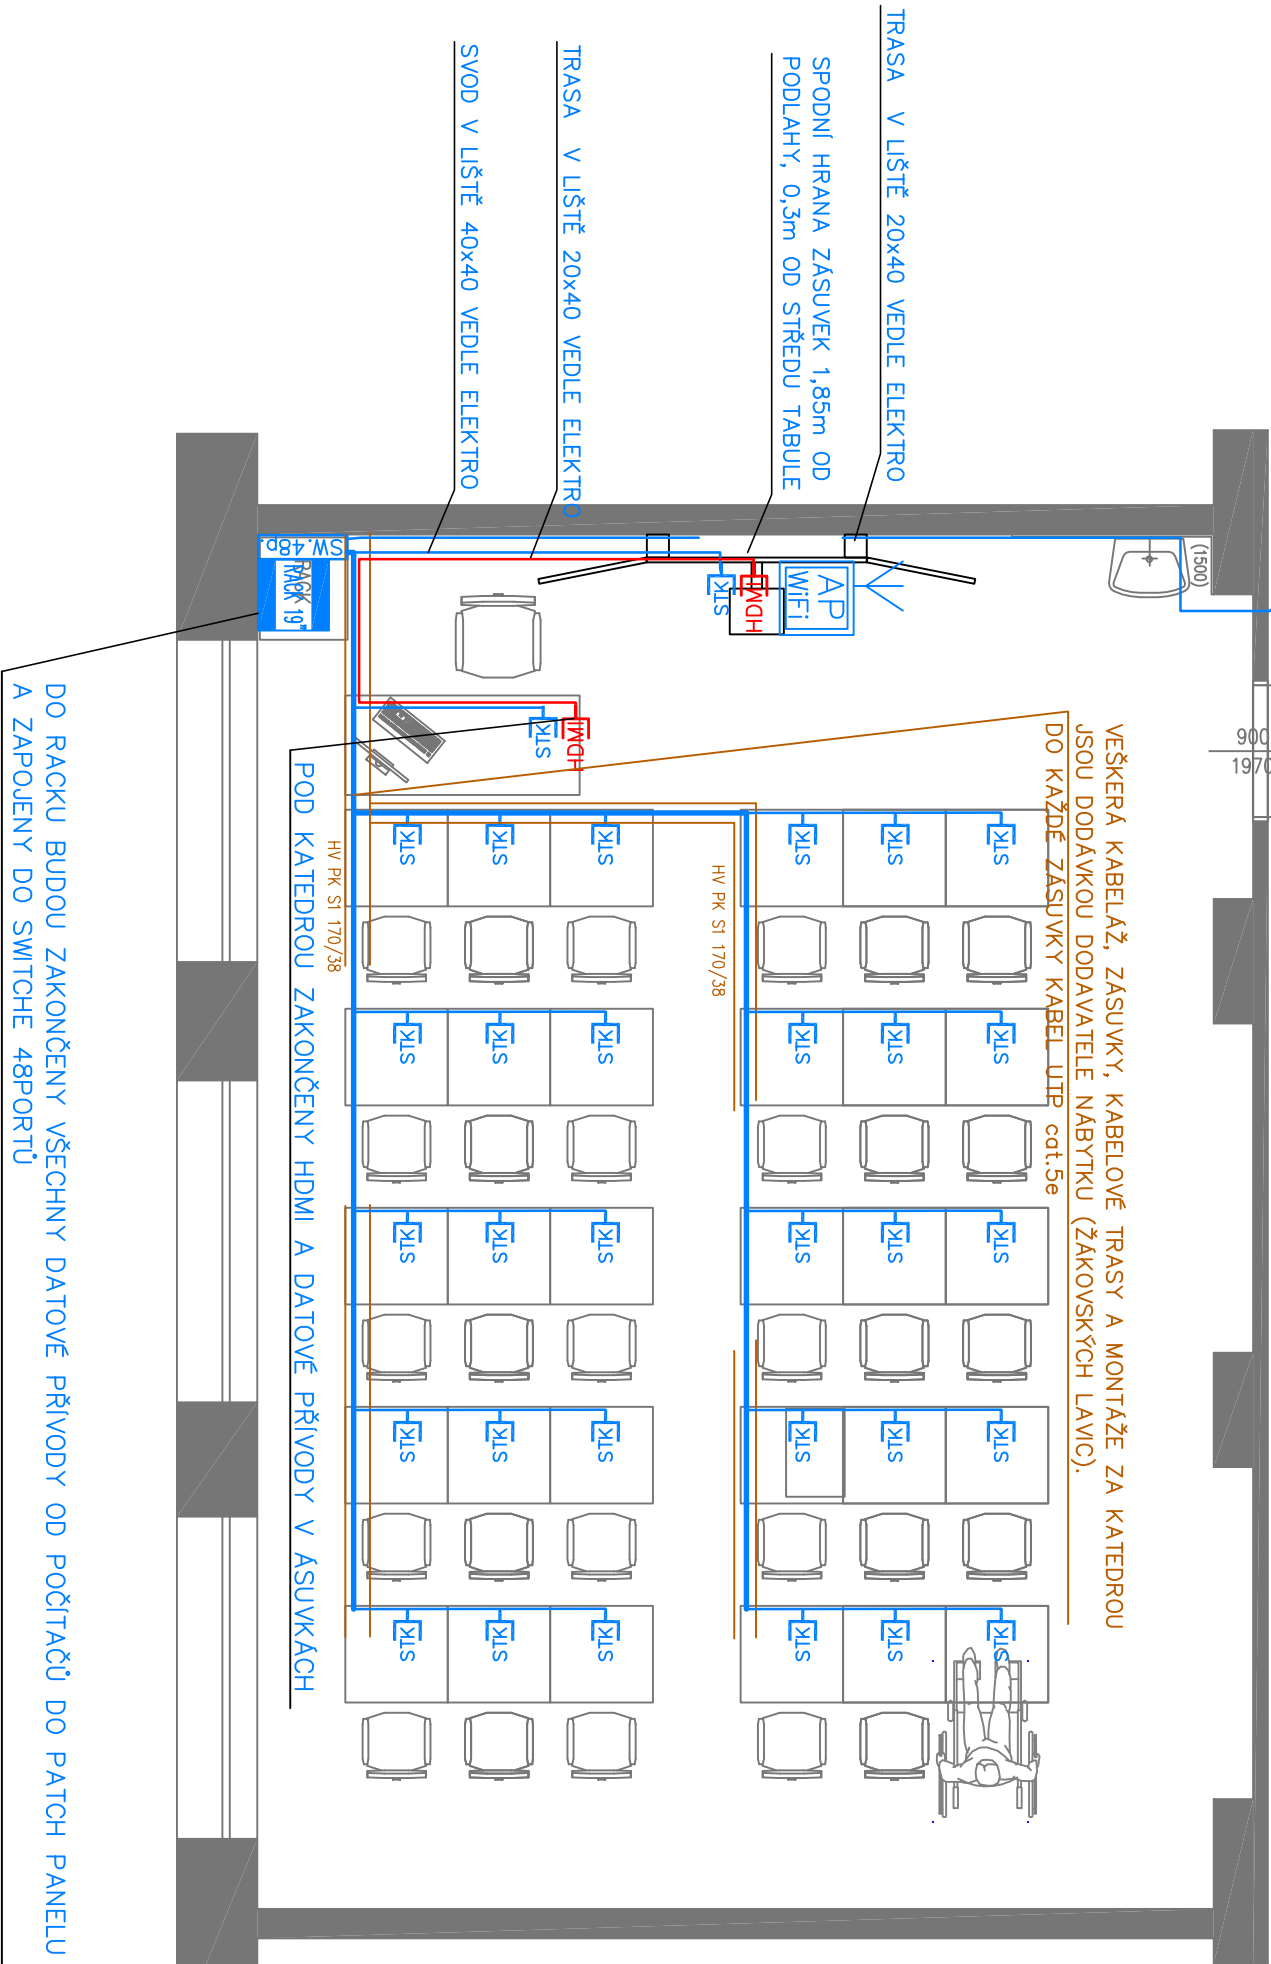

Zodpovědný projektant:	PAVEL DINDÁK	Zakázkové číslo:	SLA 17-022	PAVEL DINDÁK
Vypracovali:	ING. JAN BENDA	Stupeň:	DPS	Loketská 351
Katastrální území:	KARLOV VARY	Datum:	2/2018	356 01 Staré Sedlo
Stavební úřad:	KARLOV VARY	Formát:	2A4	IČO: 122 85 889
Obec:	KARLOV VARY			

Investor: STATUTÁRNÍ MĚSTO KARLOV VARY, MOSKEVSKÁ 2035/21, 361 20 KARLOV VARY

Autorizace: Název stavby: ZAJIŠTĚNÍ KONEKTIVITY A POŘÍZENÍ VYBAVENÍ

UČEBEN ZŠ KARLOV VARY

SO 08 – ZŠ POŠTOVNÍ 19, KARLOV VARY

UČEBNA INFORMATIKY


STAVEBNÍ ÚPRAVY

ELEKTROINSTALACE SLABOPROUD

Obsah výkresu: UČEBNA INFORMATIKY – SLABOPROUD

Měřítko: 1:50

Č.výřk.: D.1.4.4.1

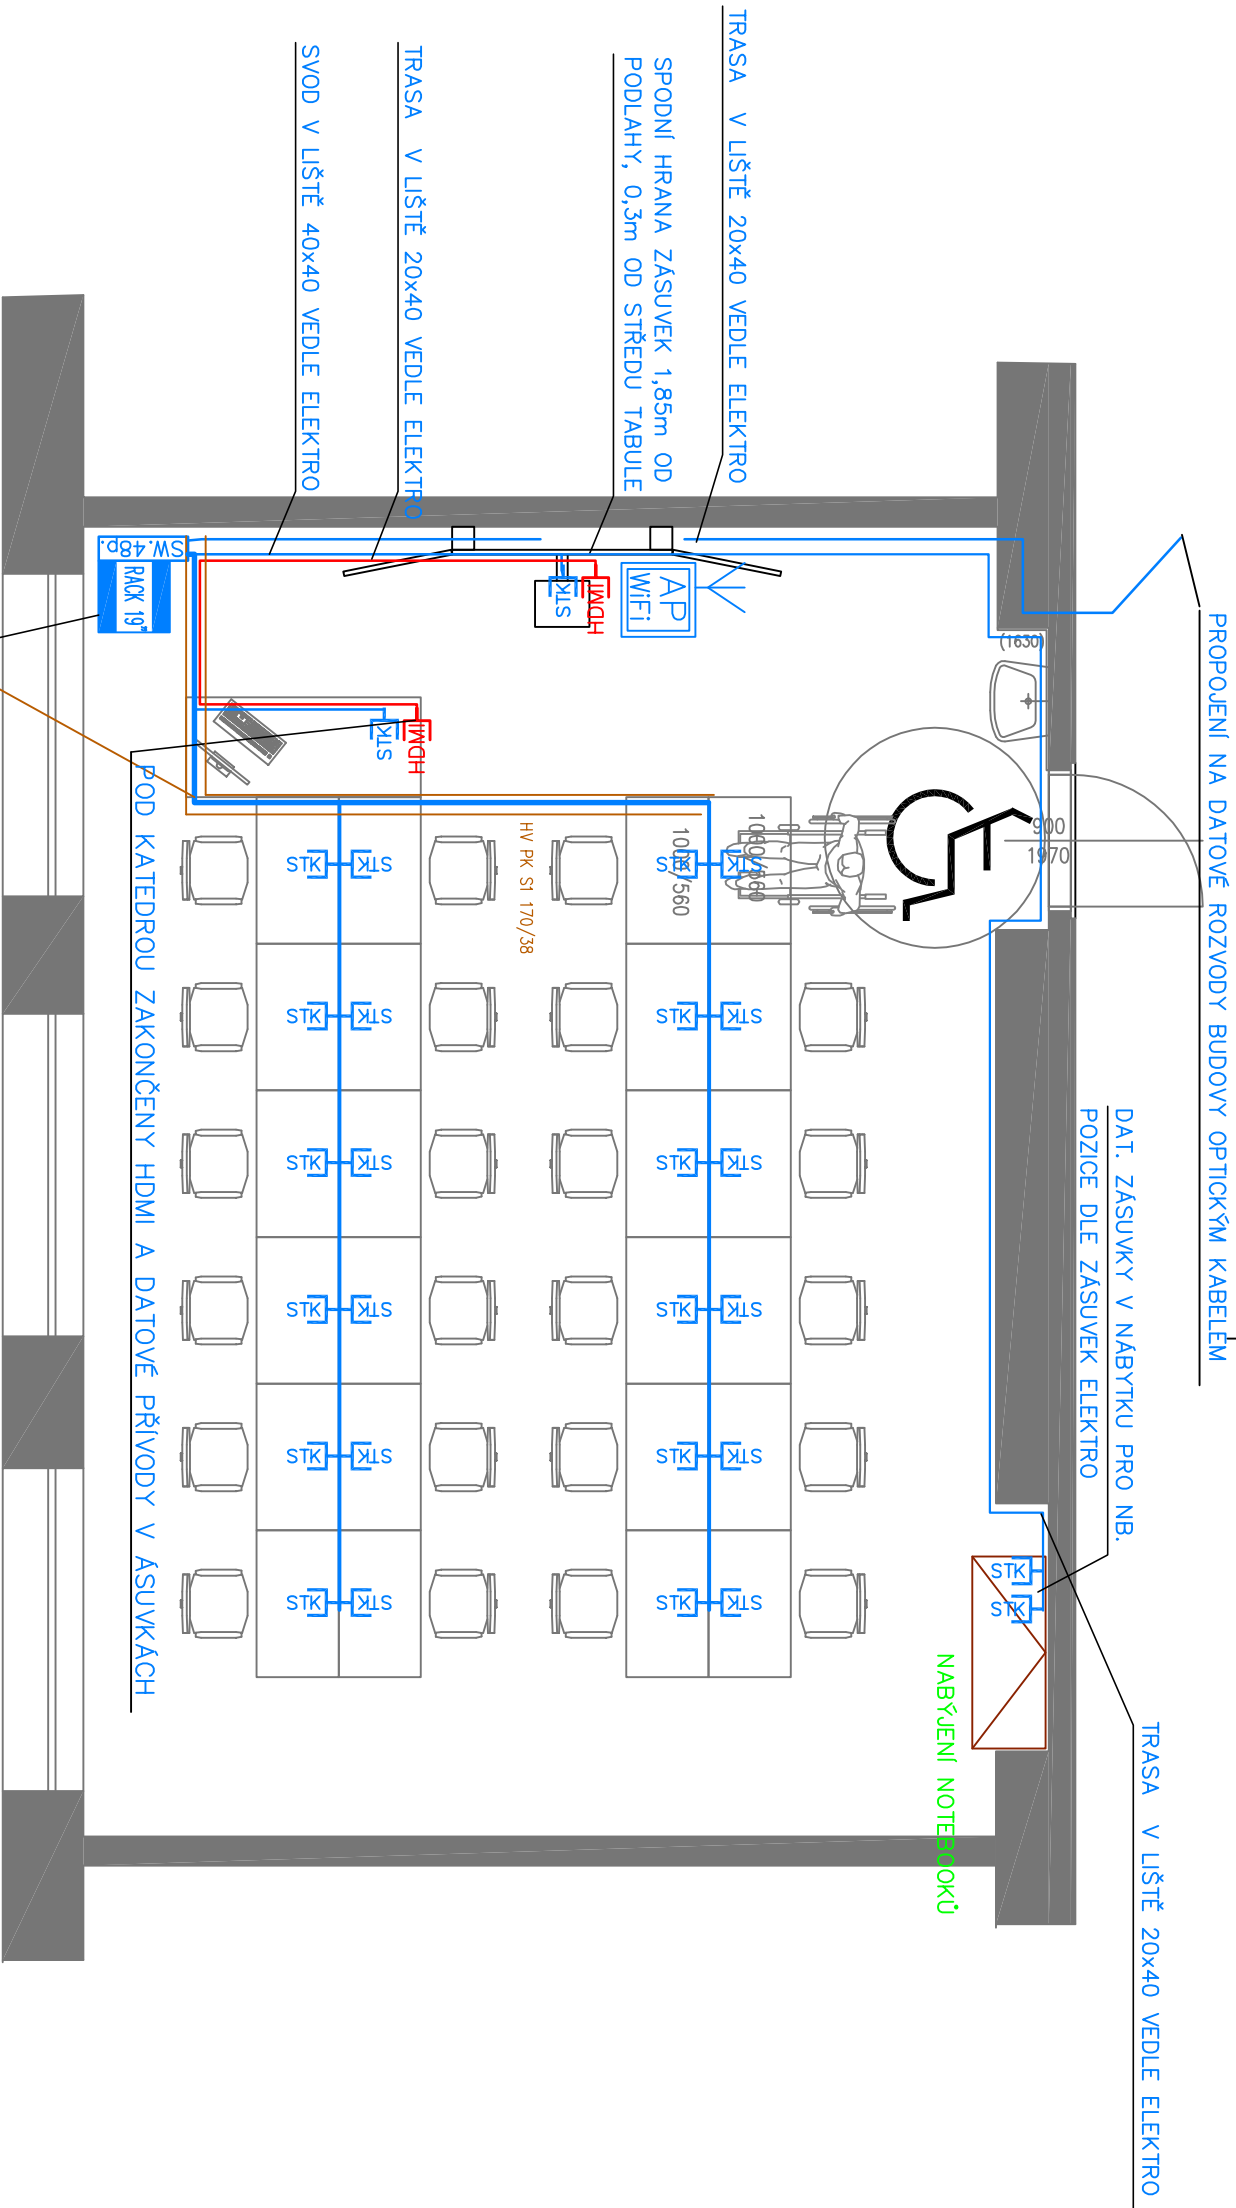

Legenda SLA:



- Zásuvka STK RJ45, cat.6, společně s elektro
- Skříň Rack 19" nástěnná 9U
- WiFi zařízení uložené v podhledu napájení PoE
- Audio Video HDMI zásuvka nástěnná

VEŠKERÁ KABELAŽ, ZÁSUVKY, KABELOVÉ TRASY A MONTÁŽE ZA KATEDROU JSOU DODÁVKOU DODAVATELE NABÝTKU (ŽÁKOVSKÝCH LAVIC).

DO KAŽDÉ ZÁSUVKY KABEL UTP cat.5e

DO RACKU BUDOU ZAKONČENY VŠECHNY DATOVÉ PŘÍVODY OD POČÍTAČŮ DO PATCH PANELU A ZAPOJENY DO SWITCHE 48PORTŮ

Zodpovědný projektant:		PAVEL DINDÁK	
Vyracovali:		ING. JAN BENDA	
Katastrální území:		KARLOV VARY	
Stavební úřad:		KARLOV VARY	
Obec:		KARLOV VARY	
Investor:		STATUTÁRNÍ MĚSTO KARLOV VARY, MOSKEVSKÁ 2035/21, 361 20 KARLOV VARY	
Autorizace:		Název stavby: ZAJIŠTĚNÍ KONEKTIVITY A POŘÍZENÍ VYBAVENÍ UČEBEN ZŠ KARLOV VARY SO 08 – ZŠ POŠTOVNÍ 19, KARLOV VARY UČEBNA JAZYKŮ STAVEBNÍ ÚPRAVY ELEKTROINSTALACE SLABOPROUD	
Obsah výkresu:		JAZYKOVÁ UČEBNA – SLABOPROUD	
		Měřítko:	1:50
		Č.výřk.:	D.1.4.4.2